



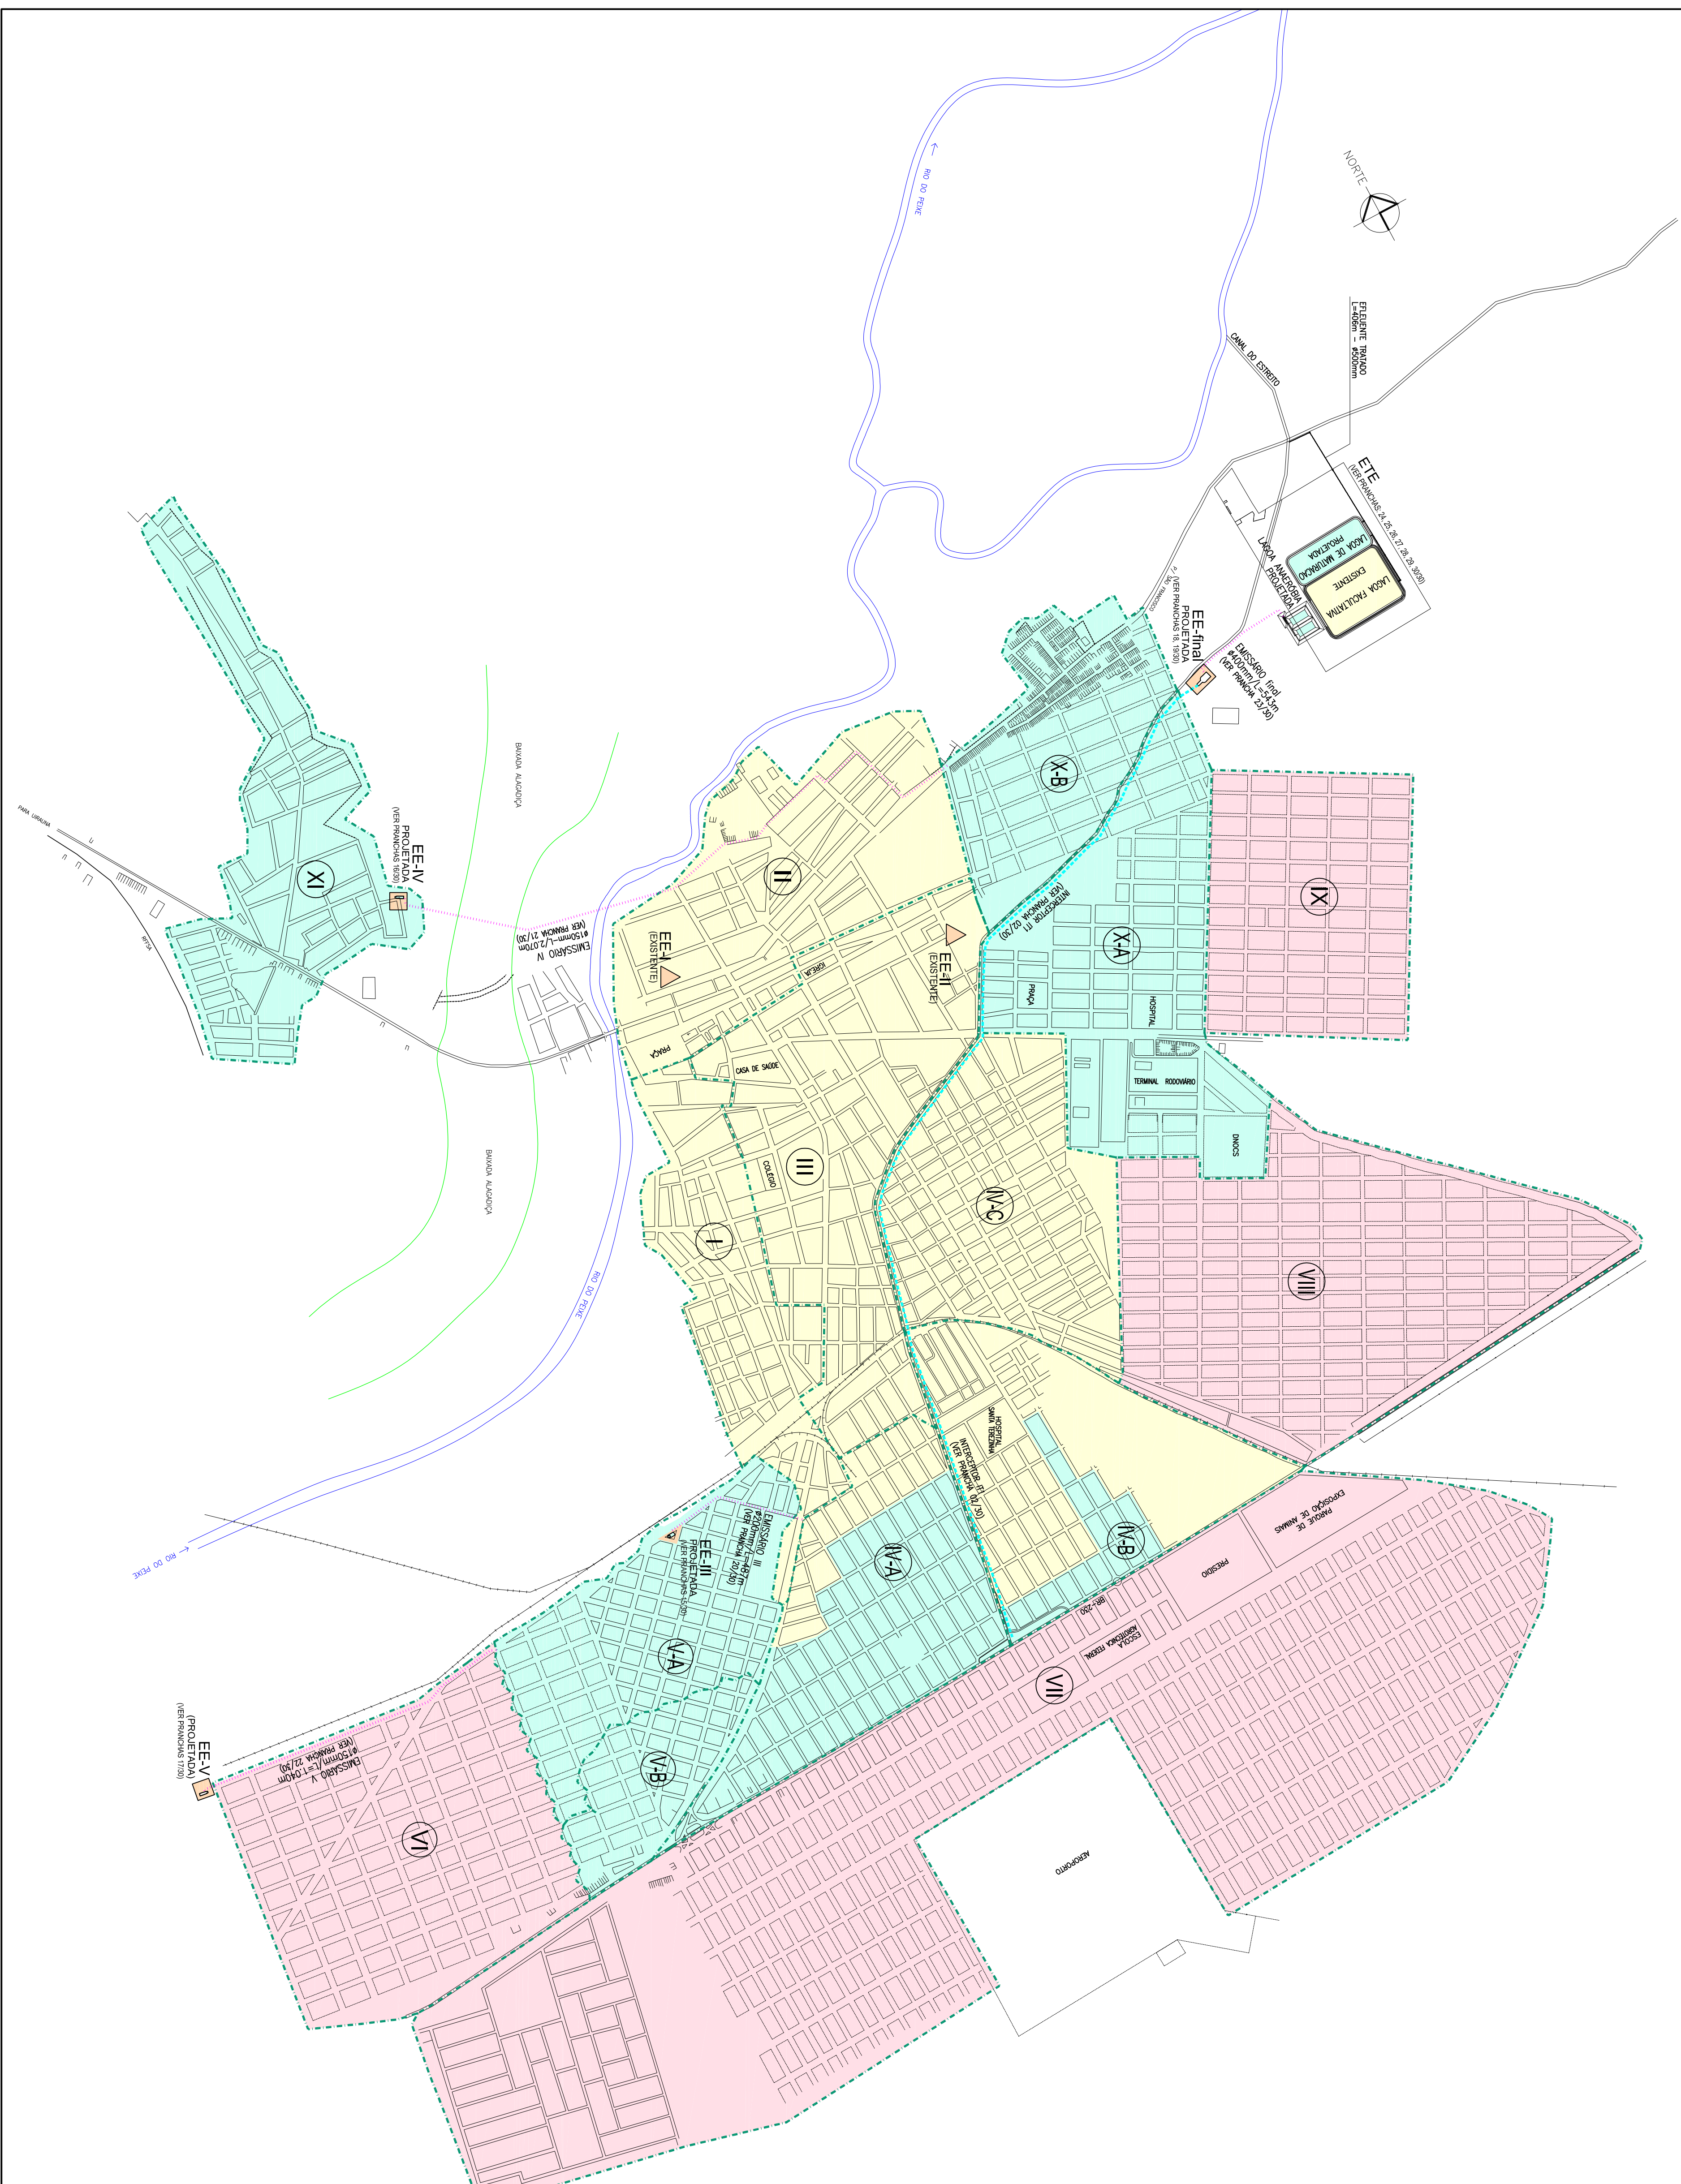


Desenho: N° 6_01/13 CON 01/01 Resp. Técnico: Engº George Cunha CREA: MECOML 183392/80 Escala: 1/10.000 Data: Dez/10 Revista: — Arquivo: 01conce-sousa.dwg	PREFEITURA MUNICIPAL DE SOUSA DAESA - DEPARTAMENTO DE ÁGUA, ESGOTOS E SANEAMENTO AMBIENTAL DE SOUSA Executado por: ARCO a a o o o o o o o o Projeto: ASCO PROJETOS E CONSTRUÇÕES LTDA Av. Espírito Passado, 2900 - Tombadorinho (083) 3244-9903 - arco@projetoepo@vivo.com.br PROJETO TÉCNICO DE ESGOTOS SANITÁRIOS CIDADE DE SOUSA CONCEPÇÃO DO SISTEMA
---	--

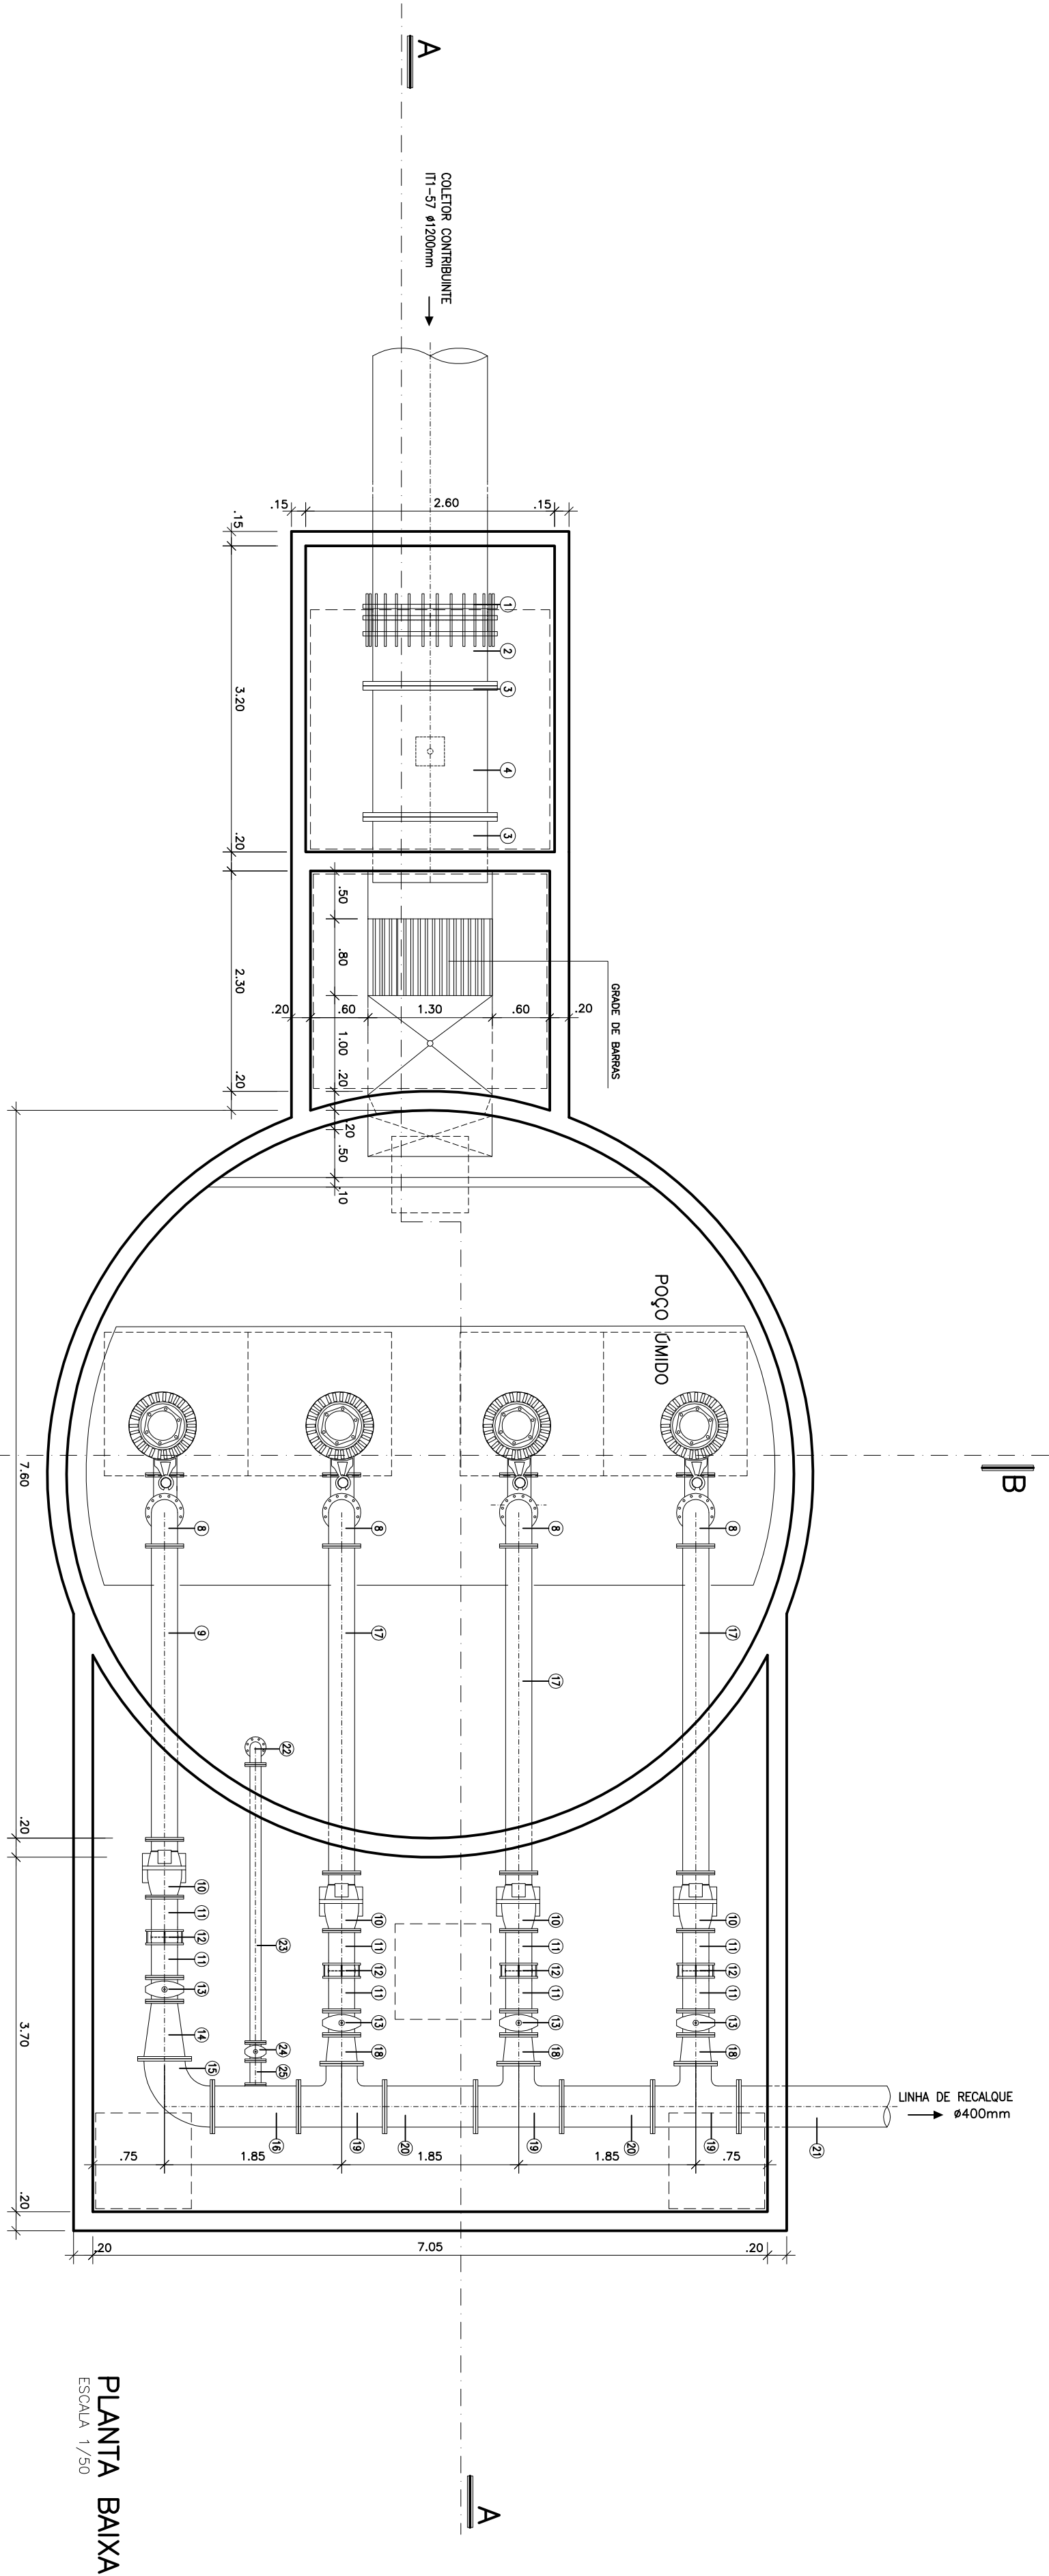

PLANTA BAIXA


ESCALA 1/20

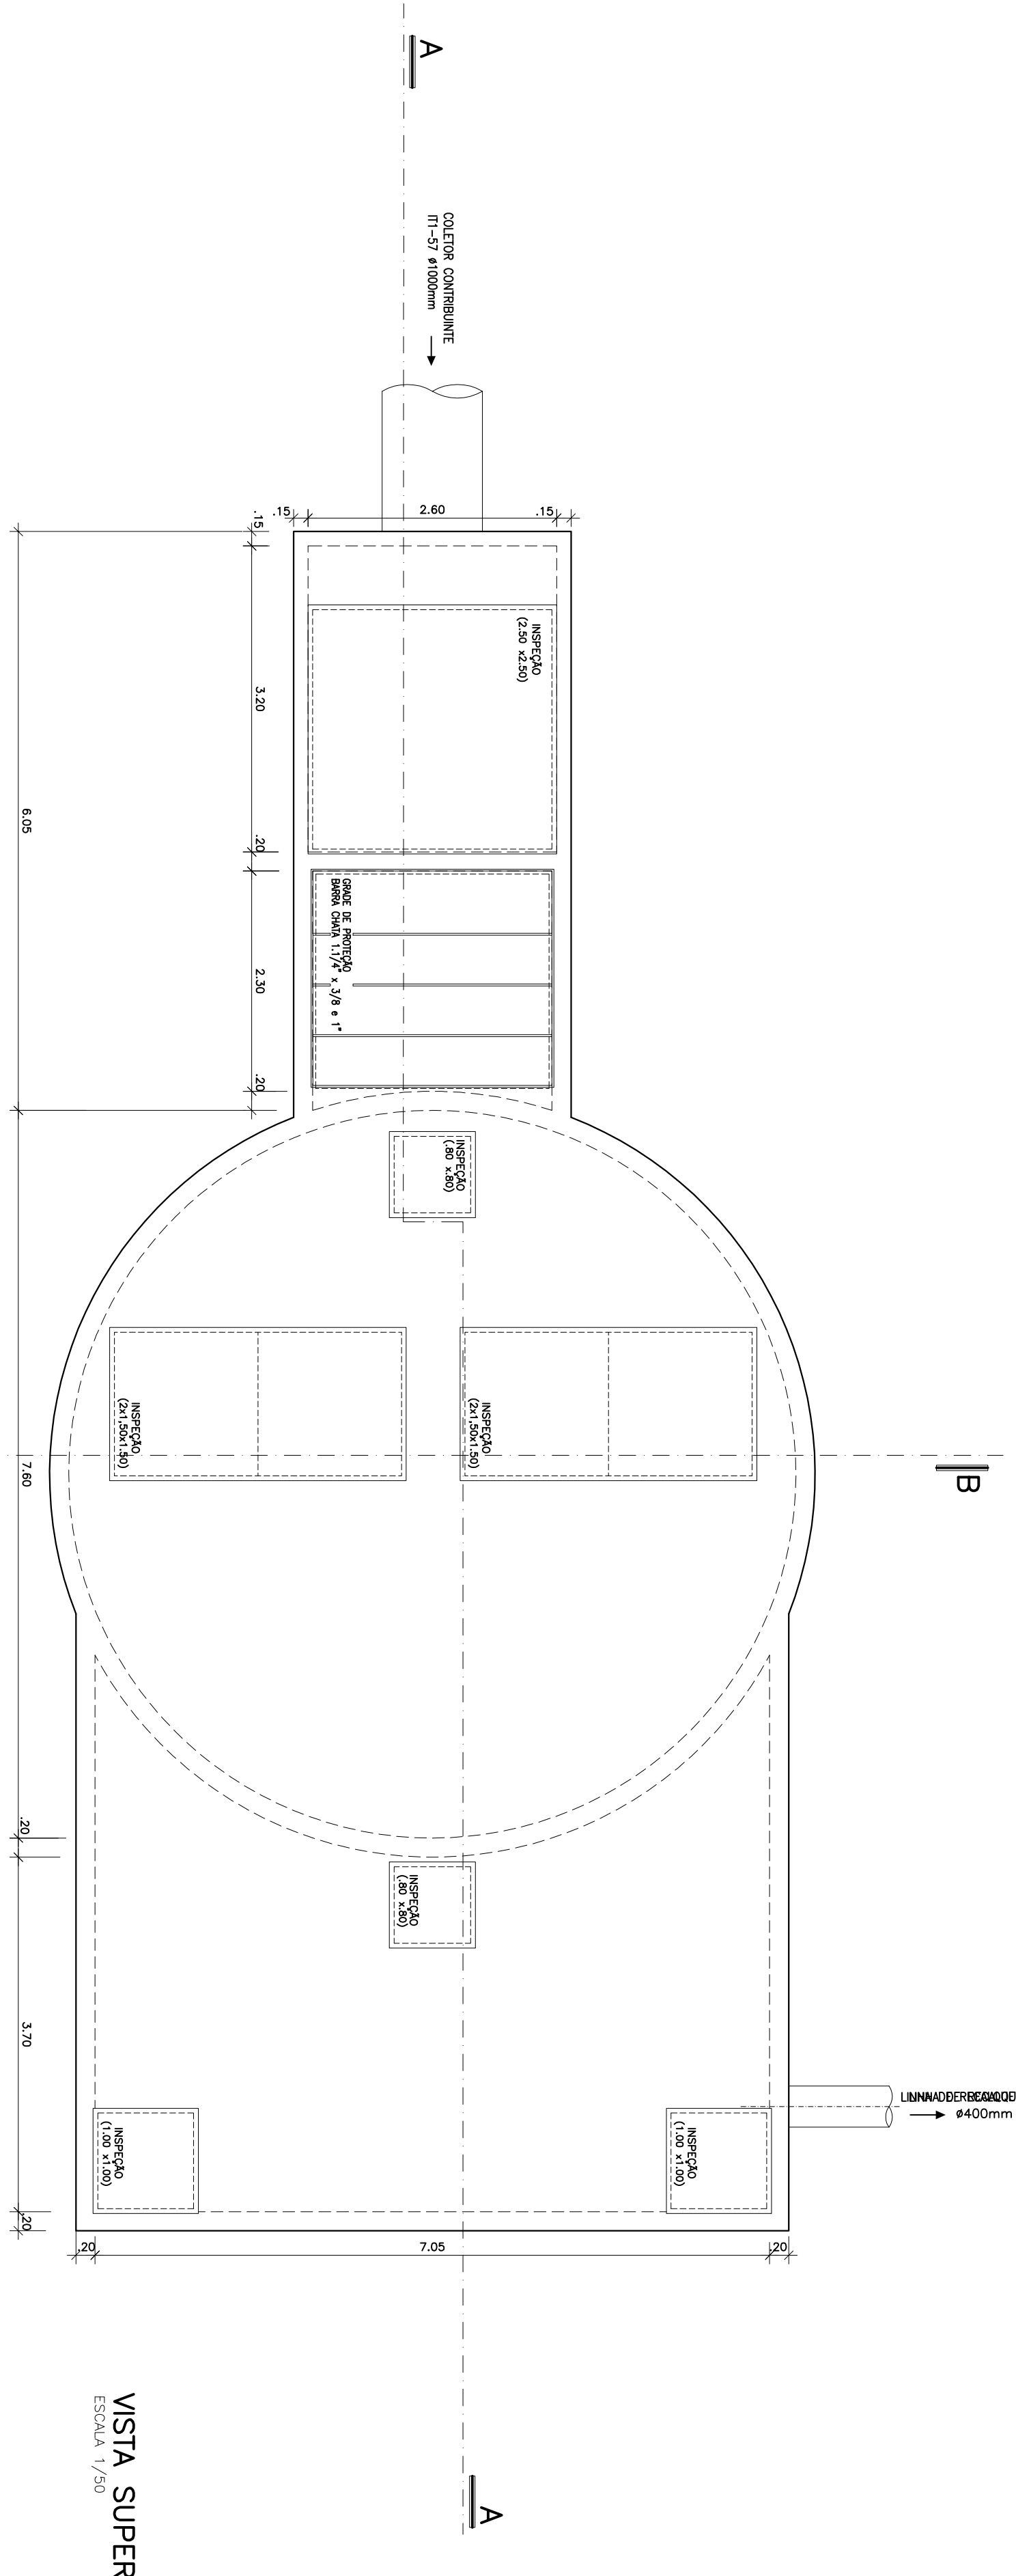

VISTA SUPERIOR


ESCALA 1/50

RELAÇÃO DO MATERIAL HIDROMECÂNICO DA EE FINAL				
ITEM	CODIGO	DISCRIMINAÇÃO	DN	QUANT. PN
ENTRADA				
01	TCL	TUBO CILÍNDRICO L=4,00m	1000	01 -
02	ADN10	ADN10 DE DESMONTAGEM MANUAIS	1000	01 -
03	EPH10T	EXTENSOR FLANGE E PONTA TIT	1000	02 10
04	REPC10	REGISTRO OVAL COM FLANGES C/ CARGOTE	1000	01 10
RECALQUE				
05		BOMBA SUBMERSÍVEL	-	04 -
06	REF10	REDUÇÃO C/ FLANGES CONCENTRICA	250x250	04 10
07	TR10	TUBO FLANGIADO L= 4,00m	250	04 10
08	COF10	CARIMB. 90º COM FLANGES	250	04 10
09	TR10	TUBO FLANGIADO L= 3,00m	250	01 10
10	VAR10	VALVULA DE RETENÇÃO PERIMETRAL OMSA	250	04 10
11	EPH10	EXTENSOR FLANGE E PONTA	250	08 10
12	ADN	ADN10 OMSA L	250	04 10
13	REPC10	R. DE 90º COM FLANGES E CARGA DE BOMBA C. CARGO C/ CARGOTE	250	04 -
14	REF10	REDUÇÃO C/ FLANGES CONCENTRICA	400x250	01 10
15	COF10	CARIMB. 90º COM FLANGES	400	01 10
16	TR10	TUBO COM FLANGES	400x100	01 10
17	TR10	TUBO FLANGIADO L= 3,00m	400	02 10
18	REF10	REDUÇÃO C/ FLANGES CONCENTRICA	500x250	02 10
19	TR10	TUBO COM FLANGES	400x250	02 10
20	TR10	TUBO FLANGIADO L= 0,60m	400	02 10
21	TR10	TUBO FLANGIADO L= 1,00m	400	02 10
22	COF10	CARIMB. 90º COM FLANGES	100	02 10
23	TR10	TUBO FLANGIADO L= 2,00m	100	01 10
24	REPC10	R. DE 90º COM FLANGES E CARGA DE BOMBA C. CARGO C/ CARGOTE	100	01 10
25	TR10	TUBO COM FLANGE L=0,25m	100	01 10
ABRIGUAS E MANIFESTOS				
ABR10	ABR10	ABRIGUAS	100	05 10
ABR10	ABR10	ABRIGUAS	250	04 10
ABR10	ABR10	ABRIGUAS	250	28 10
ABR10	ABR10	ABRIGUAS	300	03 10
ABR10	ABR10	ABRIGUAS	400	08 10
ABR10	ABR10	ABRIGUAS	1000	02 10
PPR10	PPR10	MANIFESTOS COM PONTA	1640	40 10
PPR10	PPR10	MANIFESTOS COM PONTA	2040	404 10
PPR10	PPR10	MANIFESTOS COM PONTA	2410	128 10
PPR10	PPR10	MANIFESTOS COM PONTA	3310	58 10

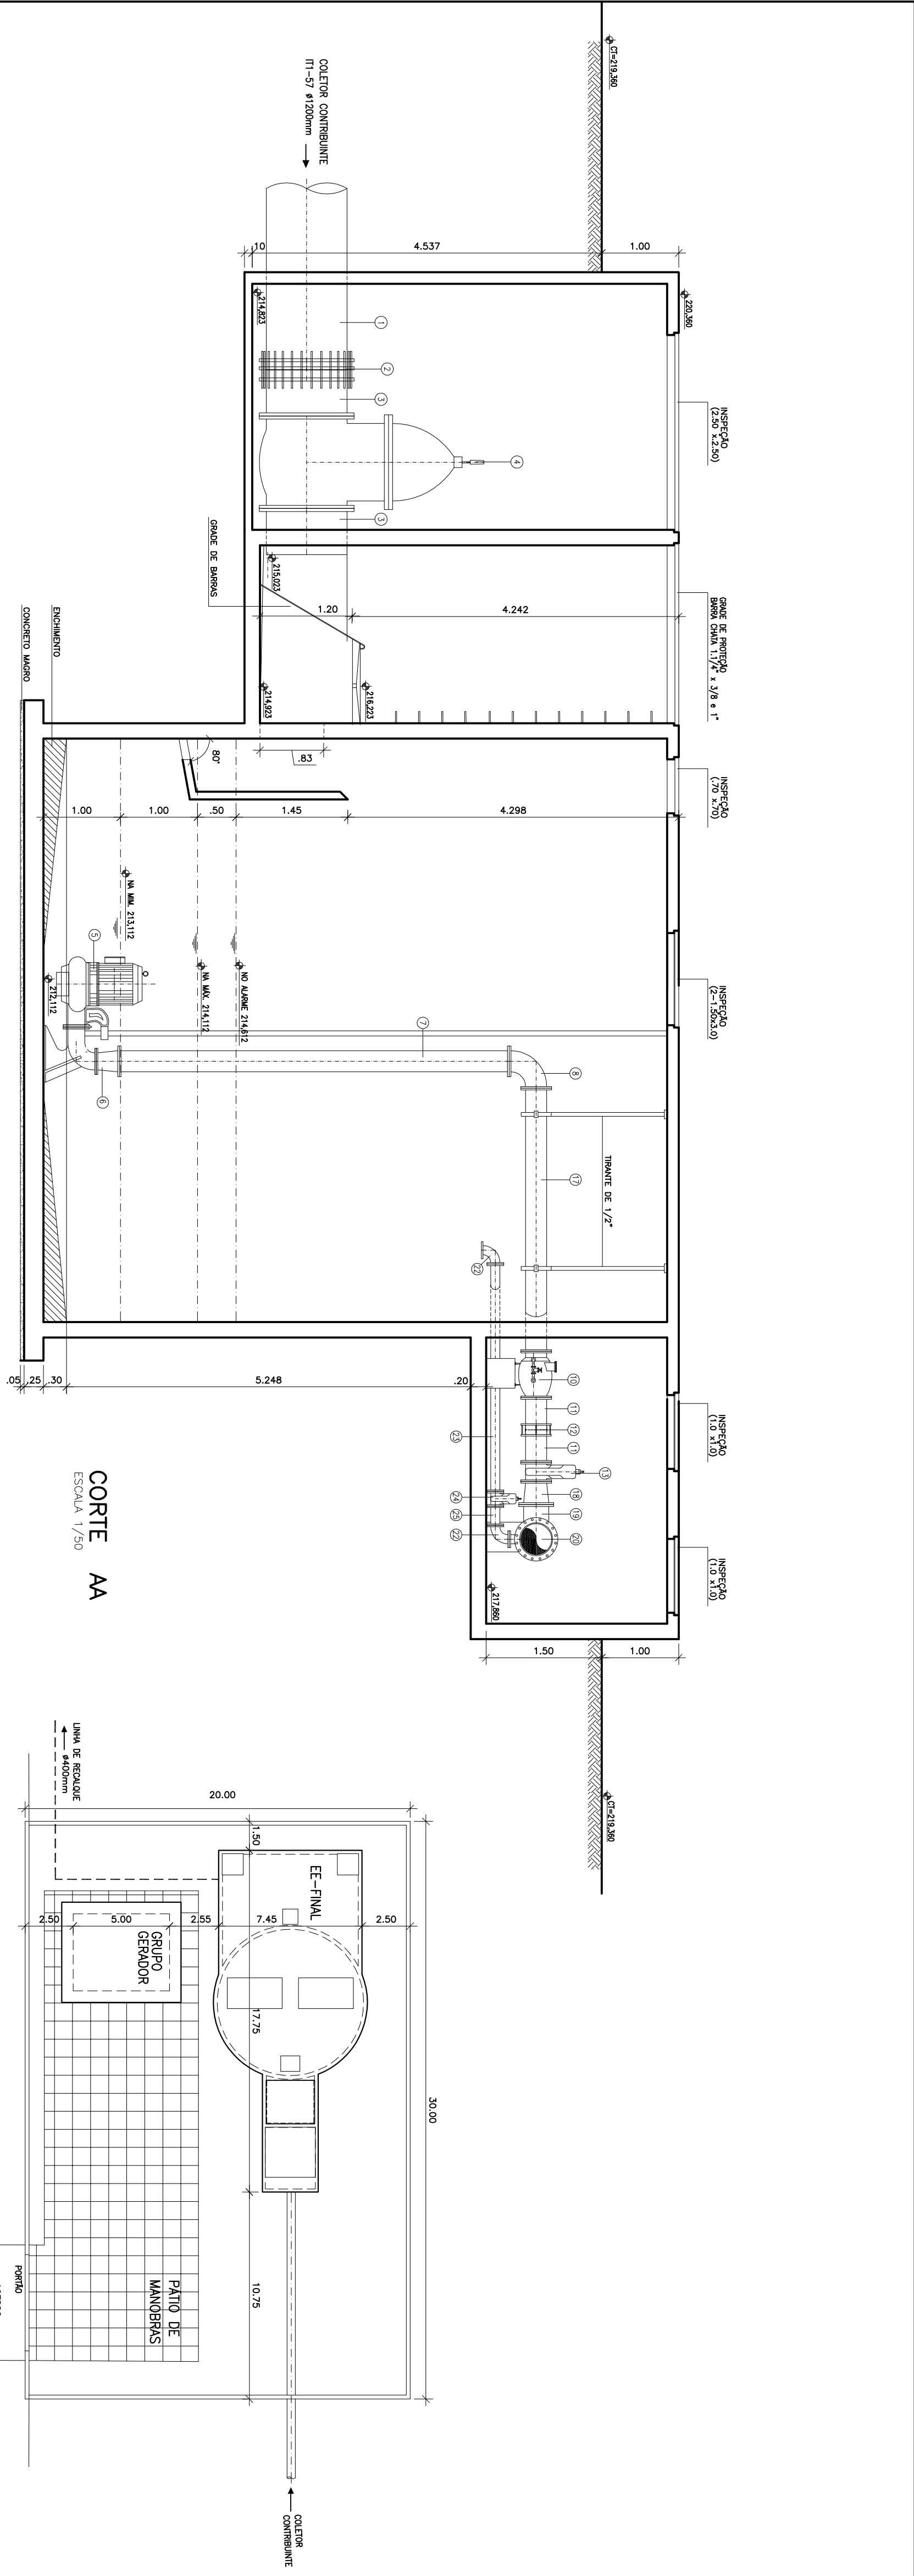


RELATÓRIO DO MATERIAL HIDROMECÂNICO DA EE FINAL				
ITEM	CODIGO	DISCRIMINAÇÃO	DN	QUANT.
ENTRADA				
01	TEL	TUBO CILÍNDRICO L=3,00m	1200	01
02	AFRTO	JUNTA DE DESMONTAGEM MANDELA MANDELA	1200	01
03	EPH10	EXTENSÃO FLANGE E PONTA JTE	1200	02
04	RECHT	REGISTRO OVAL COM FLANGES C/ CORTICE	1200	01
RECALQUE				
05		BARRA SERRADA	-	04
06	EPH10	REDUÇÃO C/ FLANGES CONCENTRICA	250x250	04
07	TEL10	TUBO FLANGIADO L= 5,00m	250	04
08	COFRTO	CHUVA 80° COM FLANGES	250	04
09	TEL10	TUBO FLANGIADO L= 3,00m	250	01
10	VERP10	VALVULA DE RETENÇÃO PORTAVALVULA OVAL	250	04
11	EPH10	EXTENSÃO FLANGE E PONTA	250	04
12	JUN	JUNTA GERAL	250	04
13	RECHT10	R DE BARRA C/FLANGES E JUNTA DE BARRA C/ CORTICE	400x250	01
14	EPH10	REDUÇÃO C/ FLANGES CONCENTRICA	400x100	01
15	COFRTO	CHUVA 80° COM FLANGES	400	01
16	TEL10	TUBO FLANGIADO L= 3,00m	400	02
17	EPH10	REDUÇÃO C/ FLANGES CONCENTRICA	300x250	02
18	EPH10	TE COM FLANGES	400	02
19	TEL10	TUBO FLANGIADO L= 0,50m	400	02
20	TEL10	TUBO FLANGIADO L= 3,00m	400	01
21	EPH10	CHUVA 80° COM FLANGES	1200	02
22	TEL10	TUBO FLANGIADO L= 2,00m	100	01
23	RECHT10	R DE BARRA C/FLANGES E JUNTA DE BARRA C/ CORTICE	100	01
24	TEL10	TUBO COM FLANGE L=0,25m	100	01
25	TEL10	TUBO COM FLANGE L=0,25m	100	01
ABRIGOS E MANEJOS				
ABR10	ABR10	ABRIGOS	100	05
ABR10	ABR10	ABRIGOS	200	04
ABR10	ABR10	ABRIGOS	250	28
ABR10	ABR10	ABRIGOS	300	03
ABR10	ABR10	ABRIGOS	400	08
ABR10	ABR10	ABRIGOS	1200	02
EPH10	EPH10	PARAFUSOS COM PONTA	16x60	40
EPH10	EPH10	PARAFUSOS COM PONTA	20x60	404
EPH10	EPH10	PARAFUSOS COM PONTA	24x100	128
EPH10	EPH10	PARAFUSOS COM PONTA	33x130	56


PLANTA DE LOCAÇÃO
ESCALA 1/200

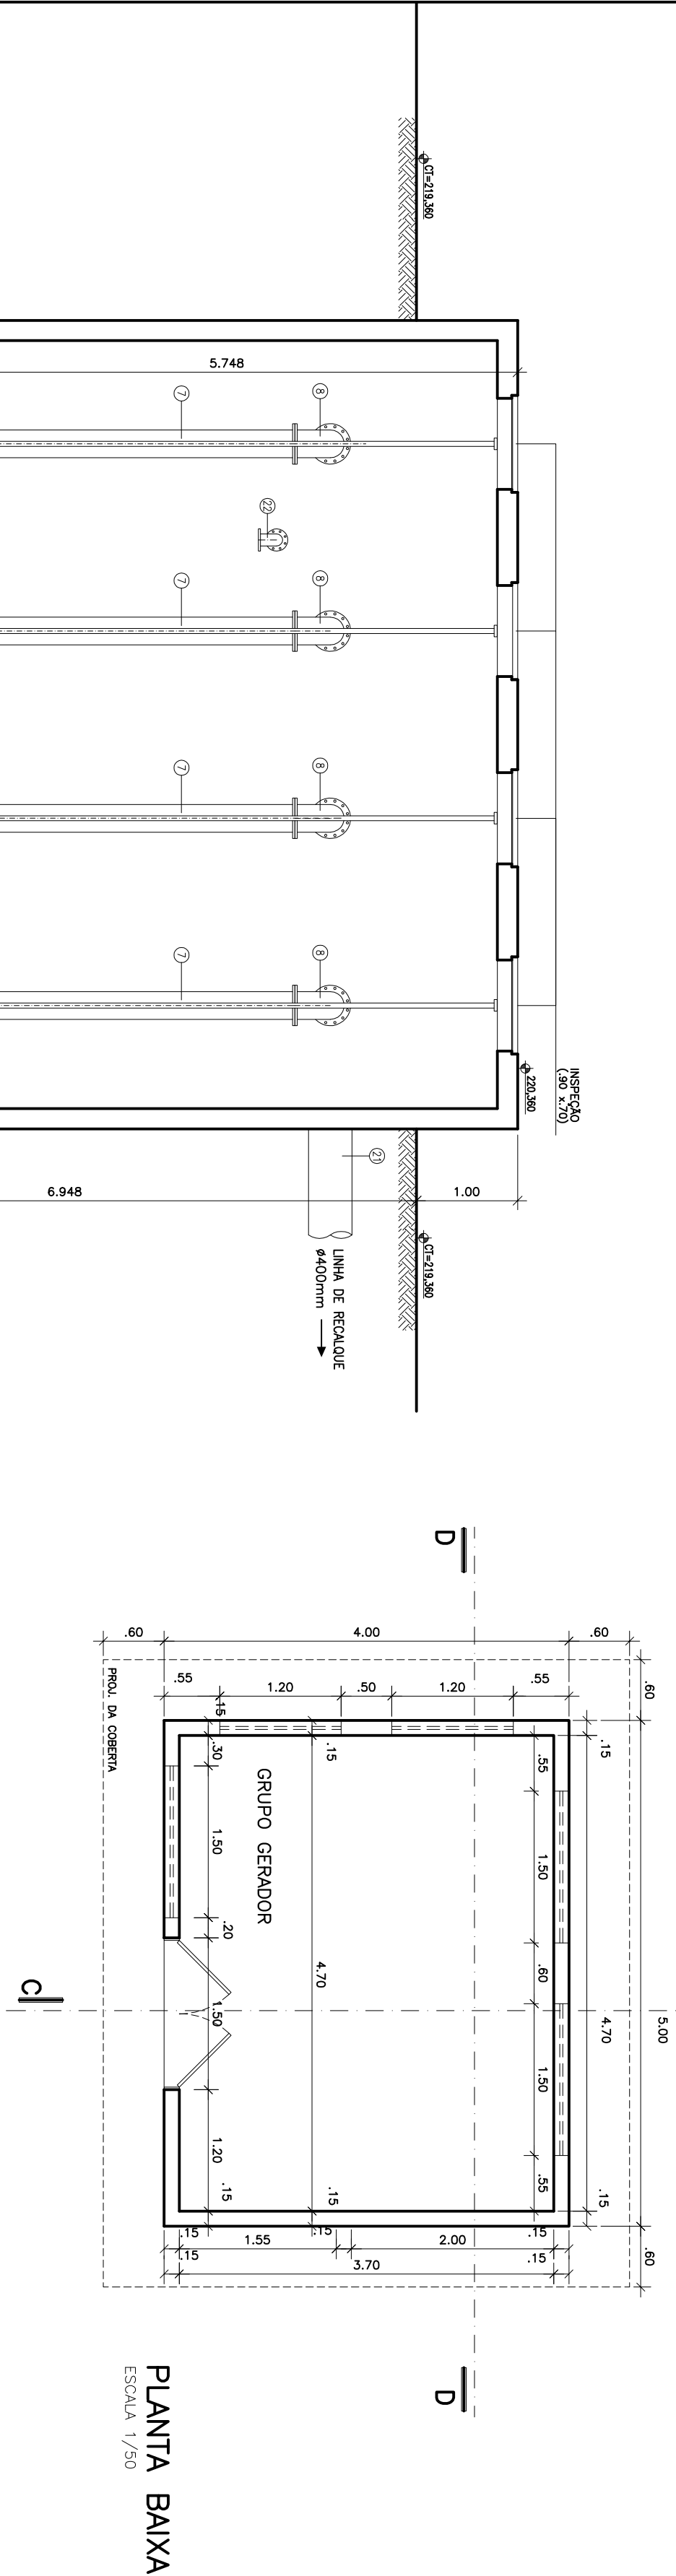


PLANTA BAIXA
ESCALA 1/50

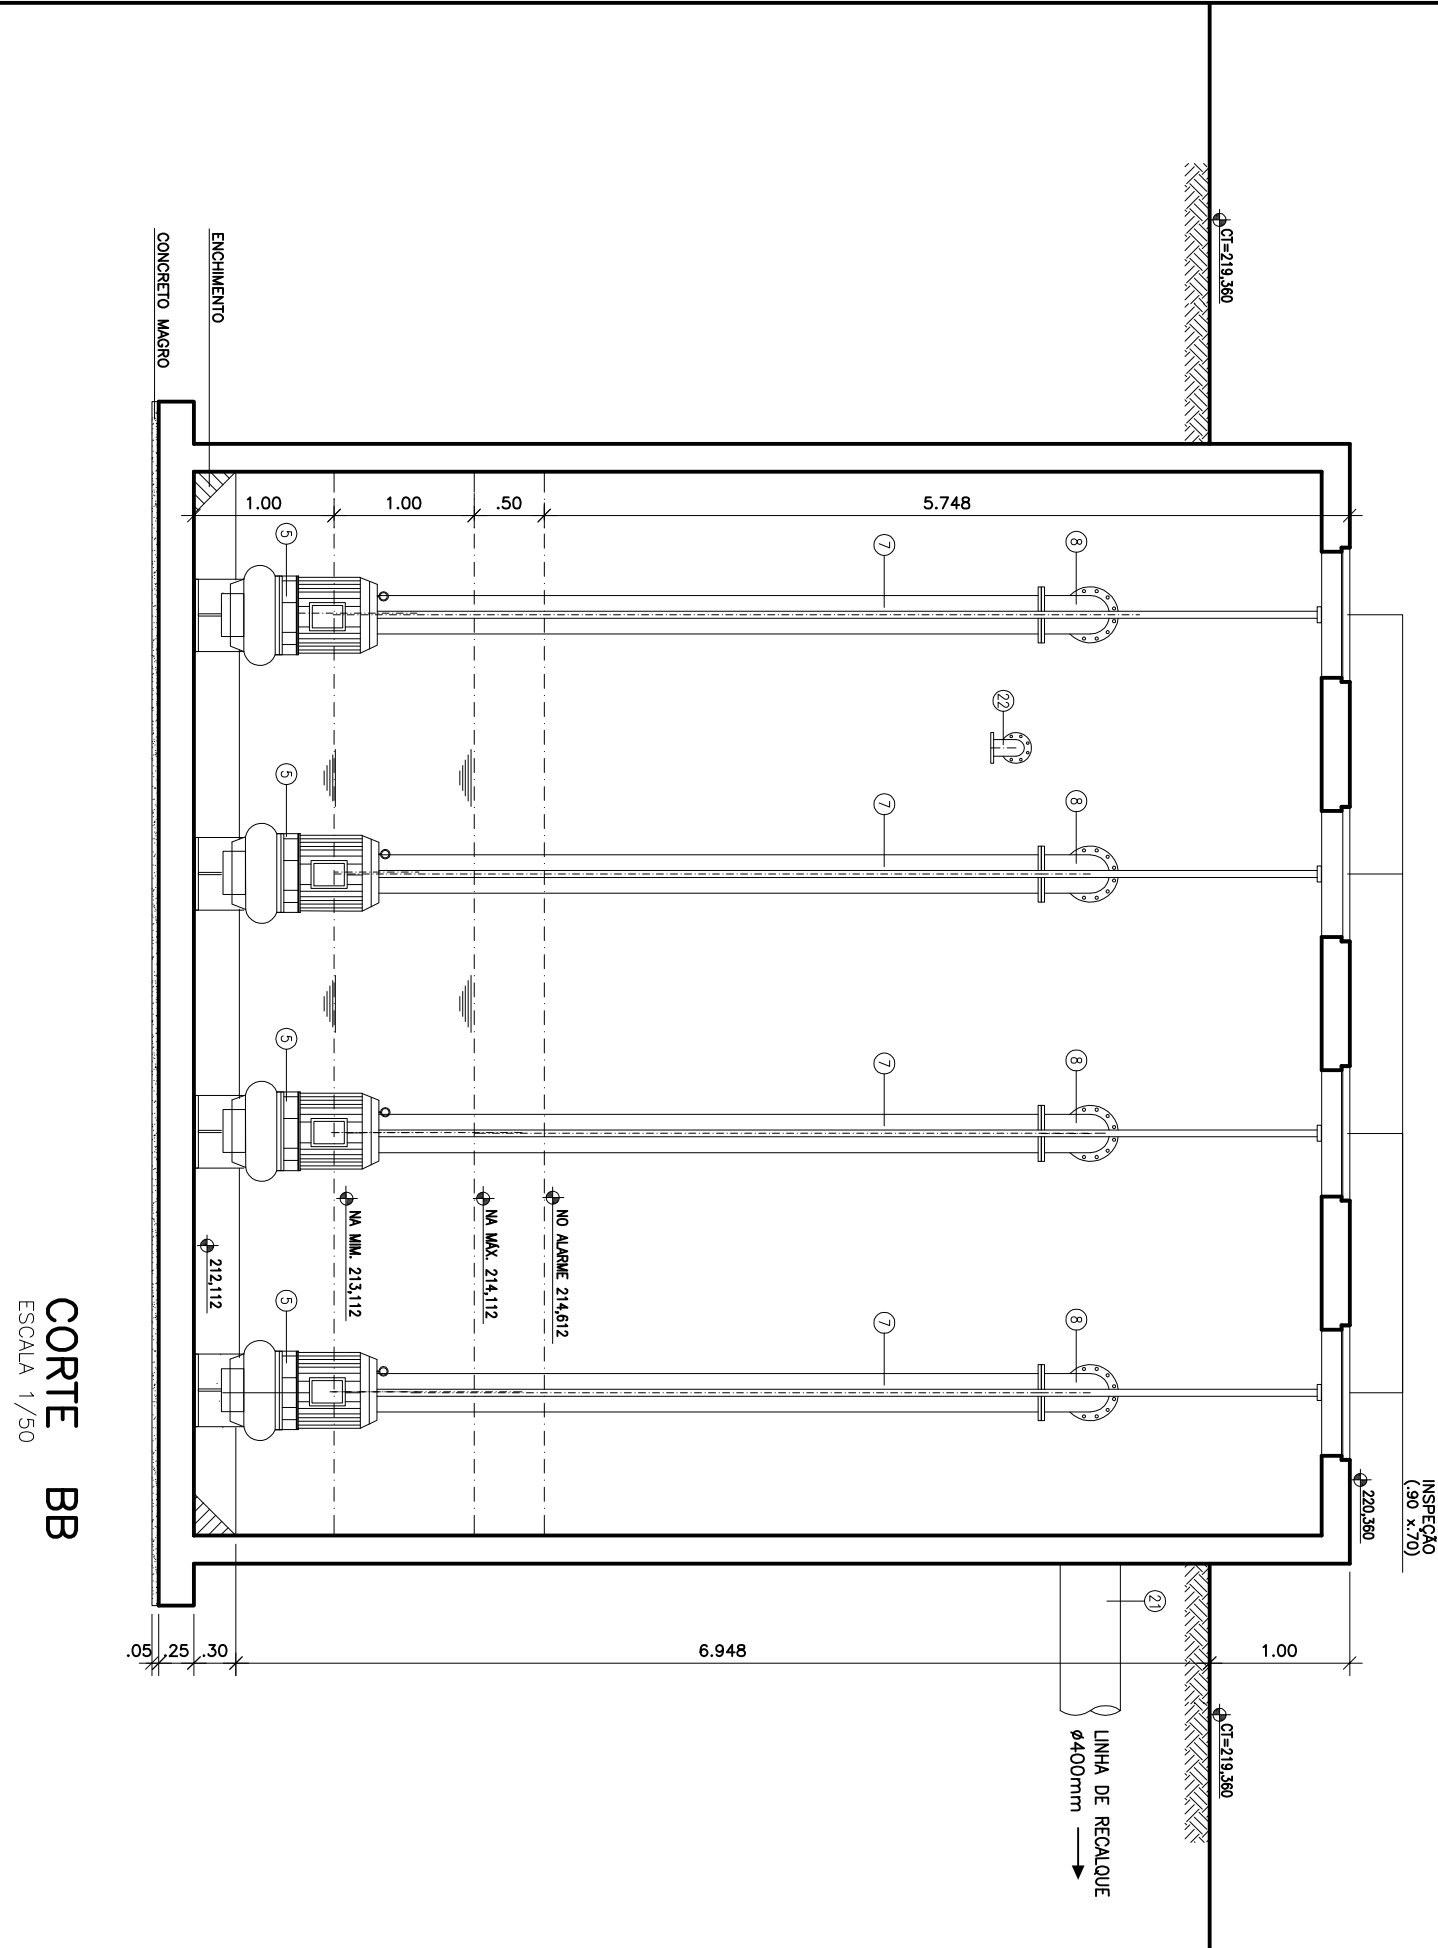

CORTE BB
ESCALA 1/50



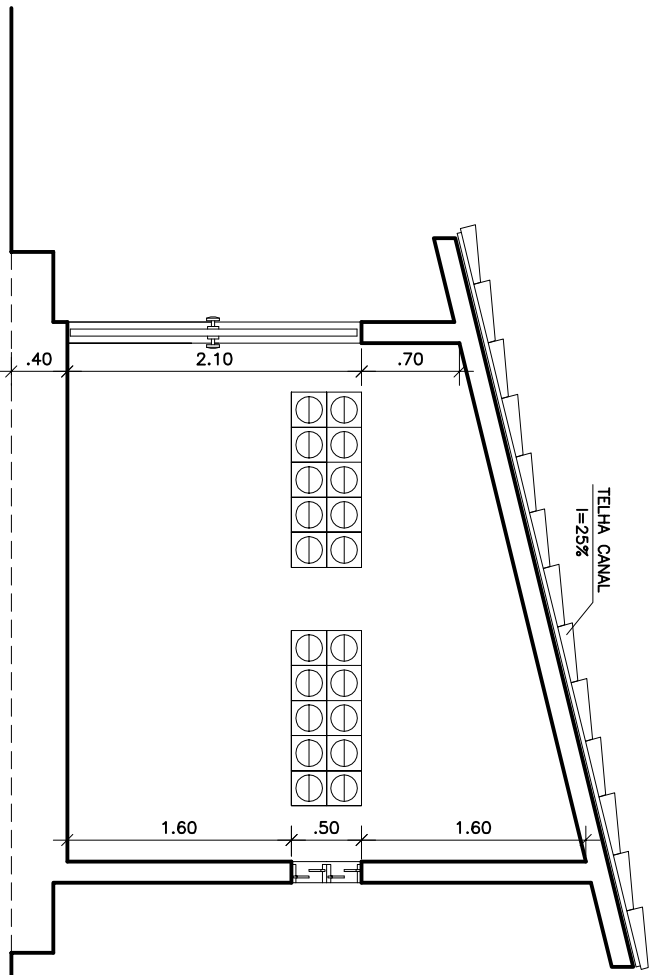


CORTE C.C
ESCALA 1/50


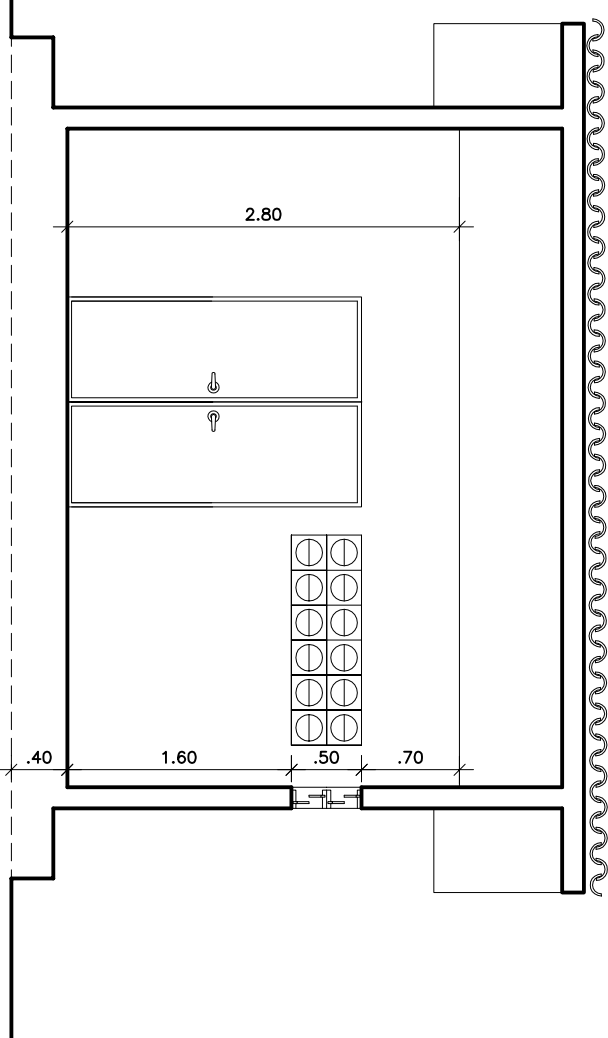


CORTE D.D
ESCALA 1/50

Desenho N.º: 6 05/13 EF 02/02		PREFEITURA MUNICIPAL DE SOUSA	
Resp. Técnico: Eng.º George Cunha CREA Nacional: 180382780		DAESA - DEPARTAMENTO DE ÁGUA, ESGOTOS E SANEAMENTO AMBIENTAL DE SOUSA	
Escala: 1/50		Executado por: ARCO ARCO PROJETOS E CONSTRUÇÕES LTDA Av. Edifício Pessoa, 2900 - Tamborizinho (063)3244-9903 - arco@arcope.com.br	
Data: DEZ/10		Projeto: PROJETO TÉCNICO DE ESGOTOS SANITÁRIOS CIDADE DE SOUSA	
Revisão: —		Desenho: ESTÁGIO SENIORA FINAL PLANTA BAIXA/PLANTA DE LOCAÇÃO	
Assinatura: 06/11/2010 - cduha			

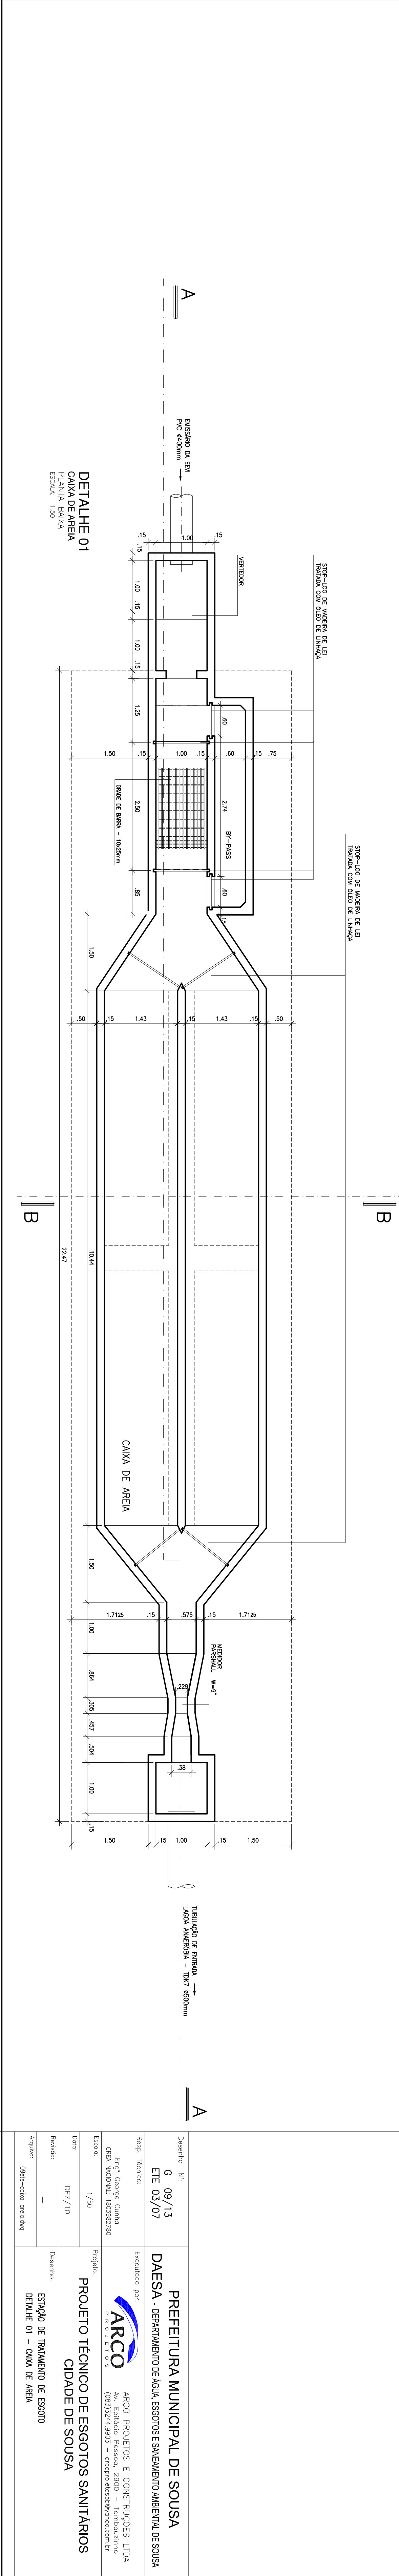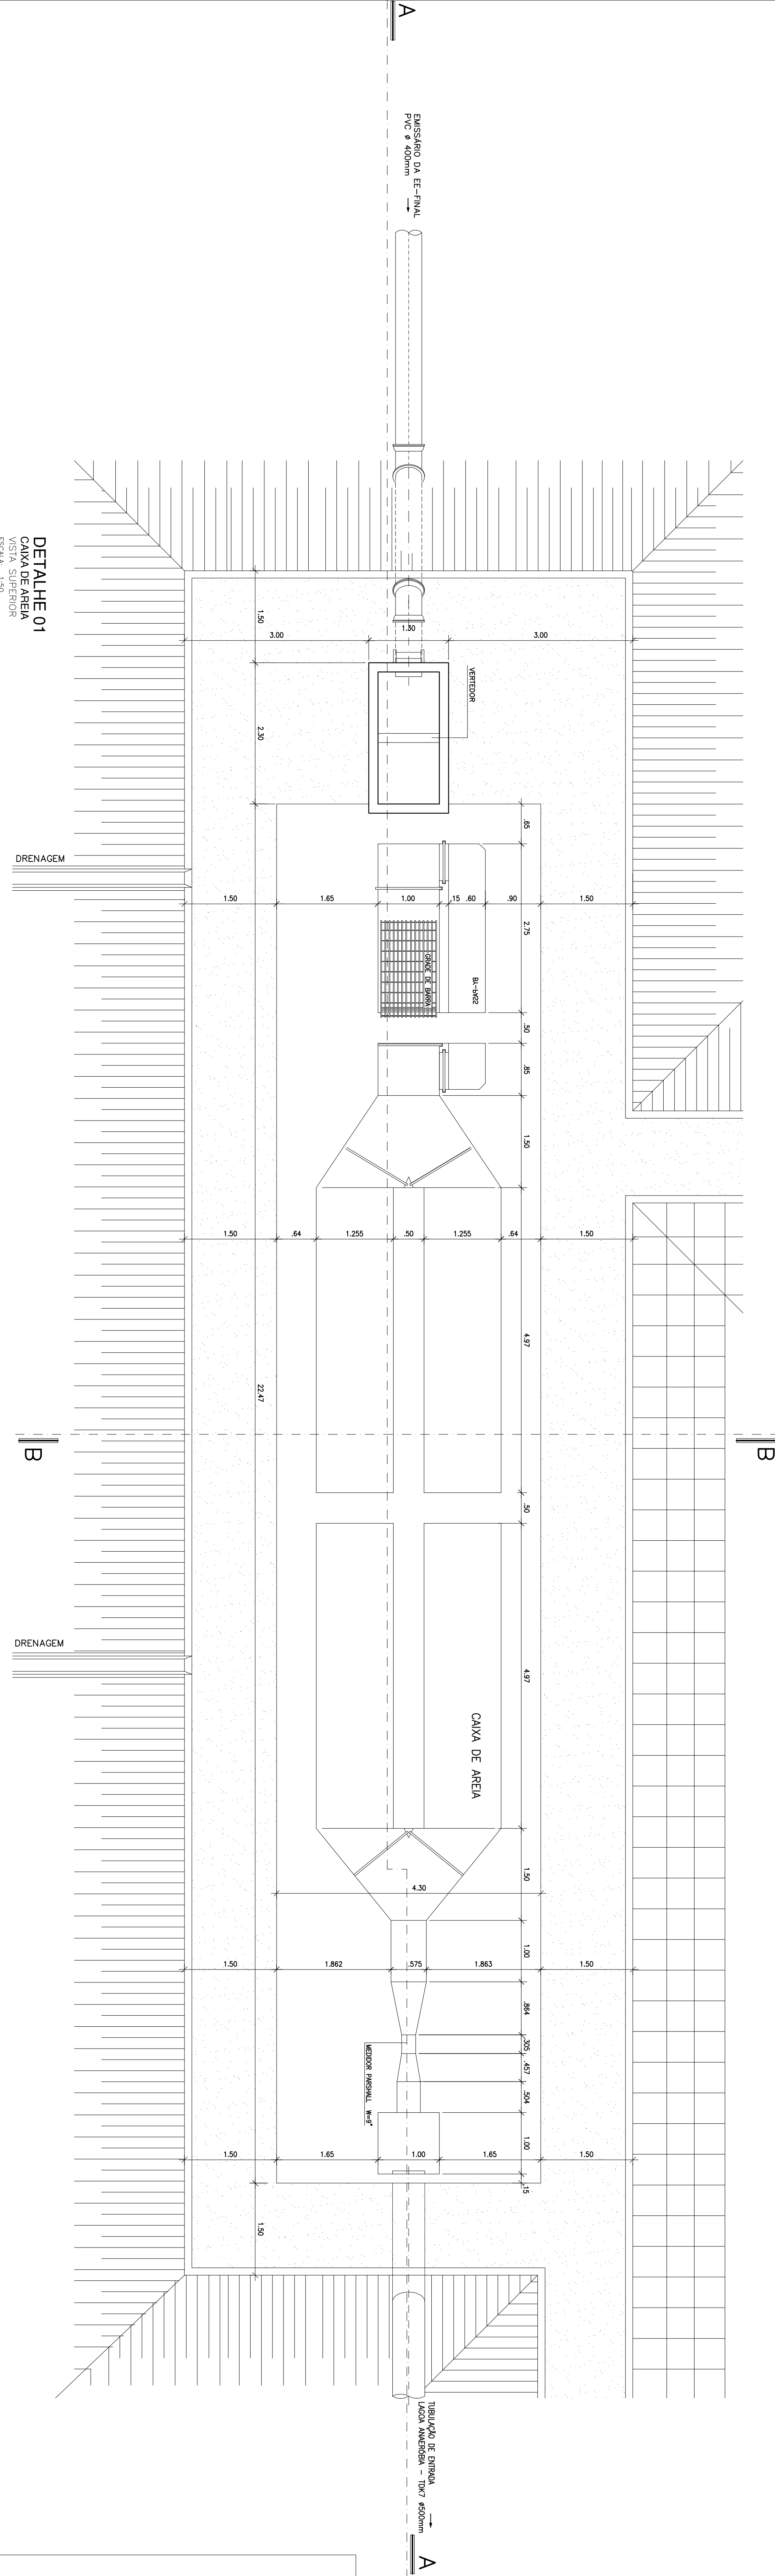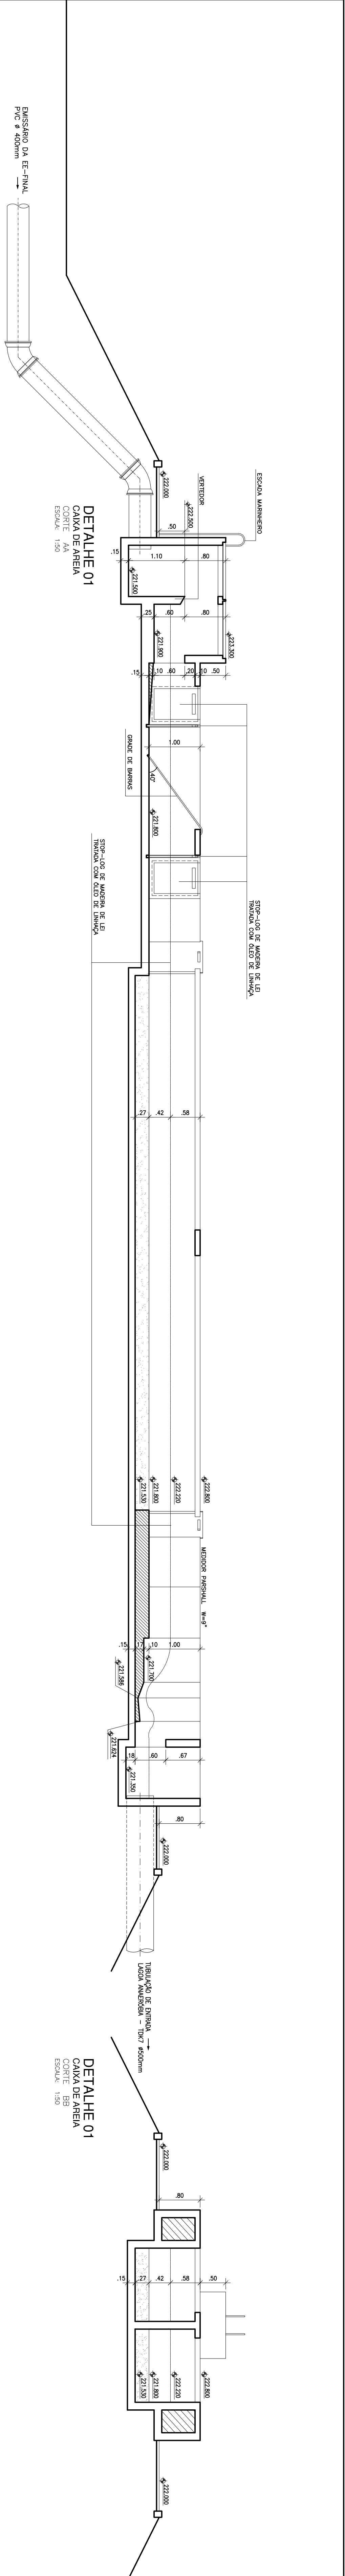


Título: 3"		Data: 09/13		Projeto: PREFEITURA MUNICIPAL DE SOUSA	
Resp. Técnico: ETE 03/07		Data: 03/07		Projeto: DAESA - DEPARTAMENTO DE ÁGUA, ESGOTOS E MEIO AMBIENTE DE SOUSA	
Projeto: ETE 03/07		Data: 03/07		Projeto: DAESA - DEPARTAMENTO DE ÁGUA, ESGOTOS E MEIO AMBIENTE DE SOUSA	
Projeto: ETE 03/07		Data: 03/07		Projeto: DAESA - DEPARTAMENTO DE ÁGUA, ESGOTOS E MEIO AMBIENTE DE SOUSA	
Projeto: ETE 03/07		Data: 03/07		Projeto: DAESA - DEPARTAMENTO DE ÁGUA, ESGOTOS E MEIO AMBIENTE DE SOUSA	
Projeto: ETE 03/07		Data: 03/07		Projeto: DAESA - DEPARTAMENTO DE ÁGUA, ESGOTOS E MEIO AMBIENTE DE SOUSA	
Projeto: ETE 03/07		Data: 03/07		Projeto: DAESA - DEPARTAMENTO DE ÁGUA, ESGOTOS E MEIO AMBIENTE DE SOUSA	
Projeto: ETE 03/07		Data: 03/07		Projeto: DAESA - DEPARTAMENTO DE ÁGUA, ESGOTOS E MEIO AMBIENTE DE SOUSA	
Projeto: ETE 03/07		Data: 03/07		Projeto: DAESA - DEPARTAMENTO DE ÁGUA, ESGOTOS E MEIO AMBIENTE DE SOUSA	
Projeto: ETE 03/07		Data: 03/07		Projeto: DAESA - DEPARTAMENTO DE ÁGUA, ESGOTOS E MEIO AMBIENTE DE SOUSA	

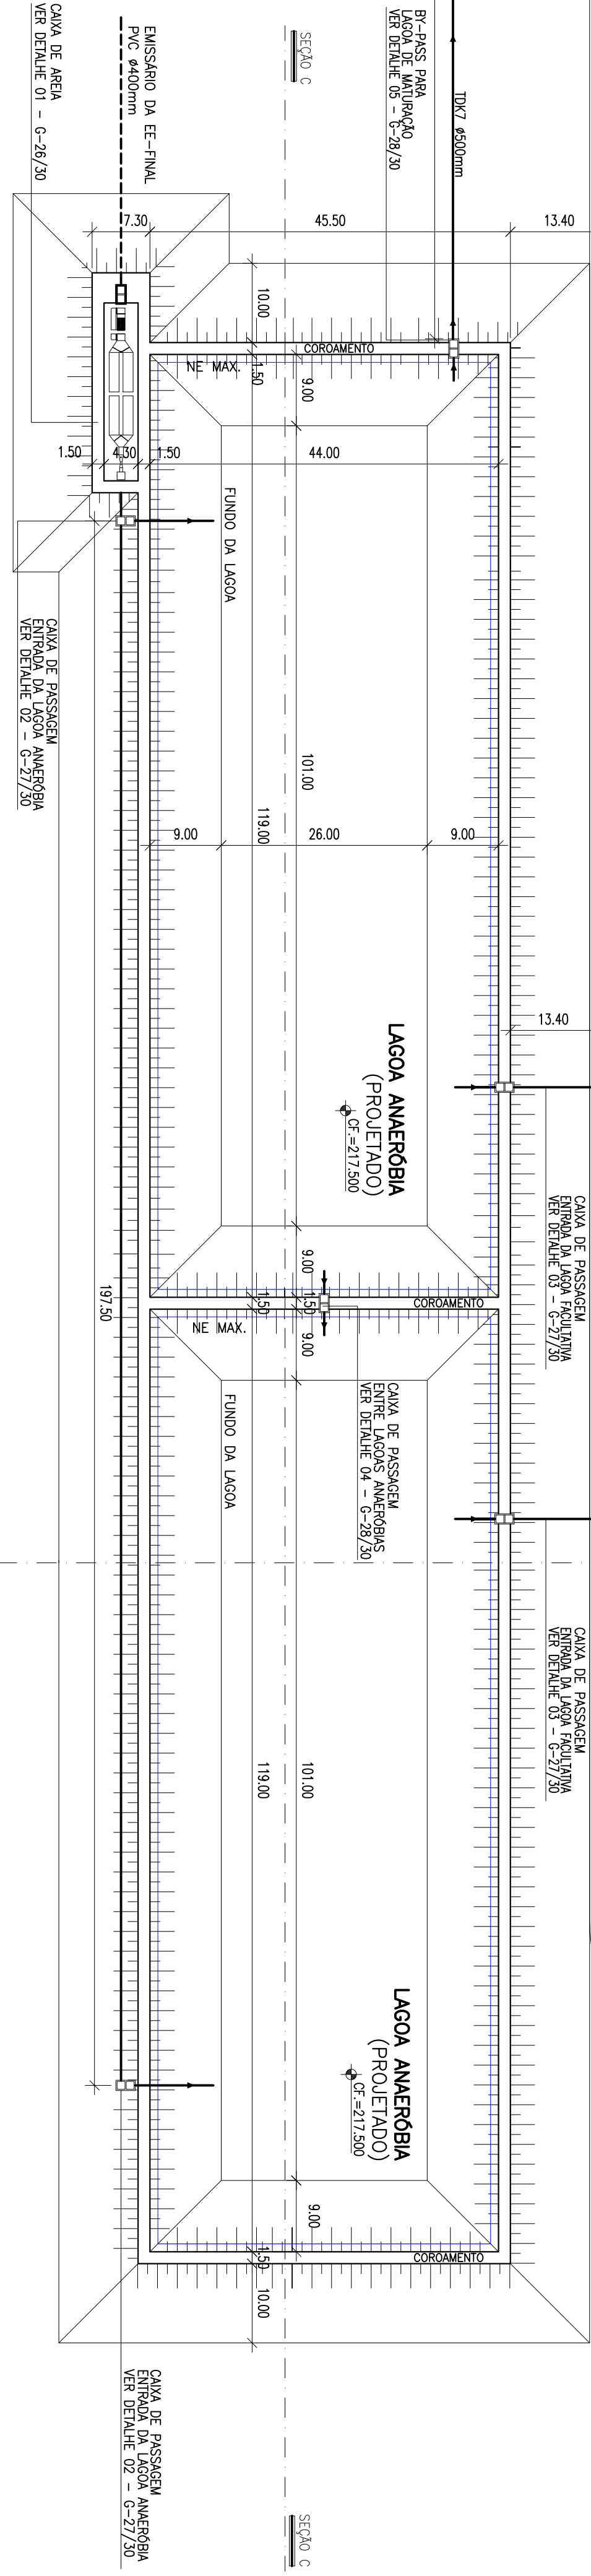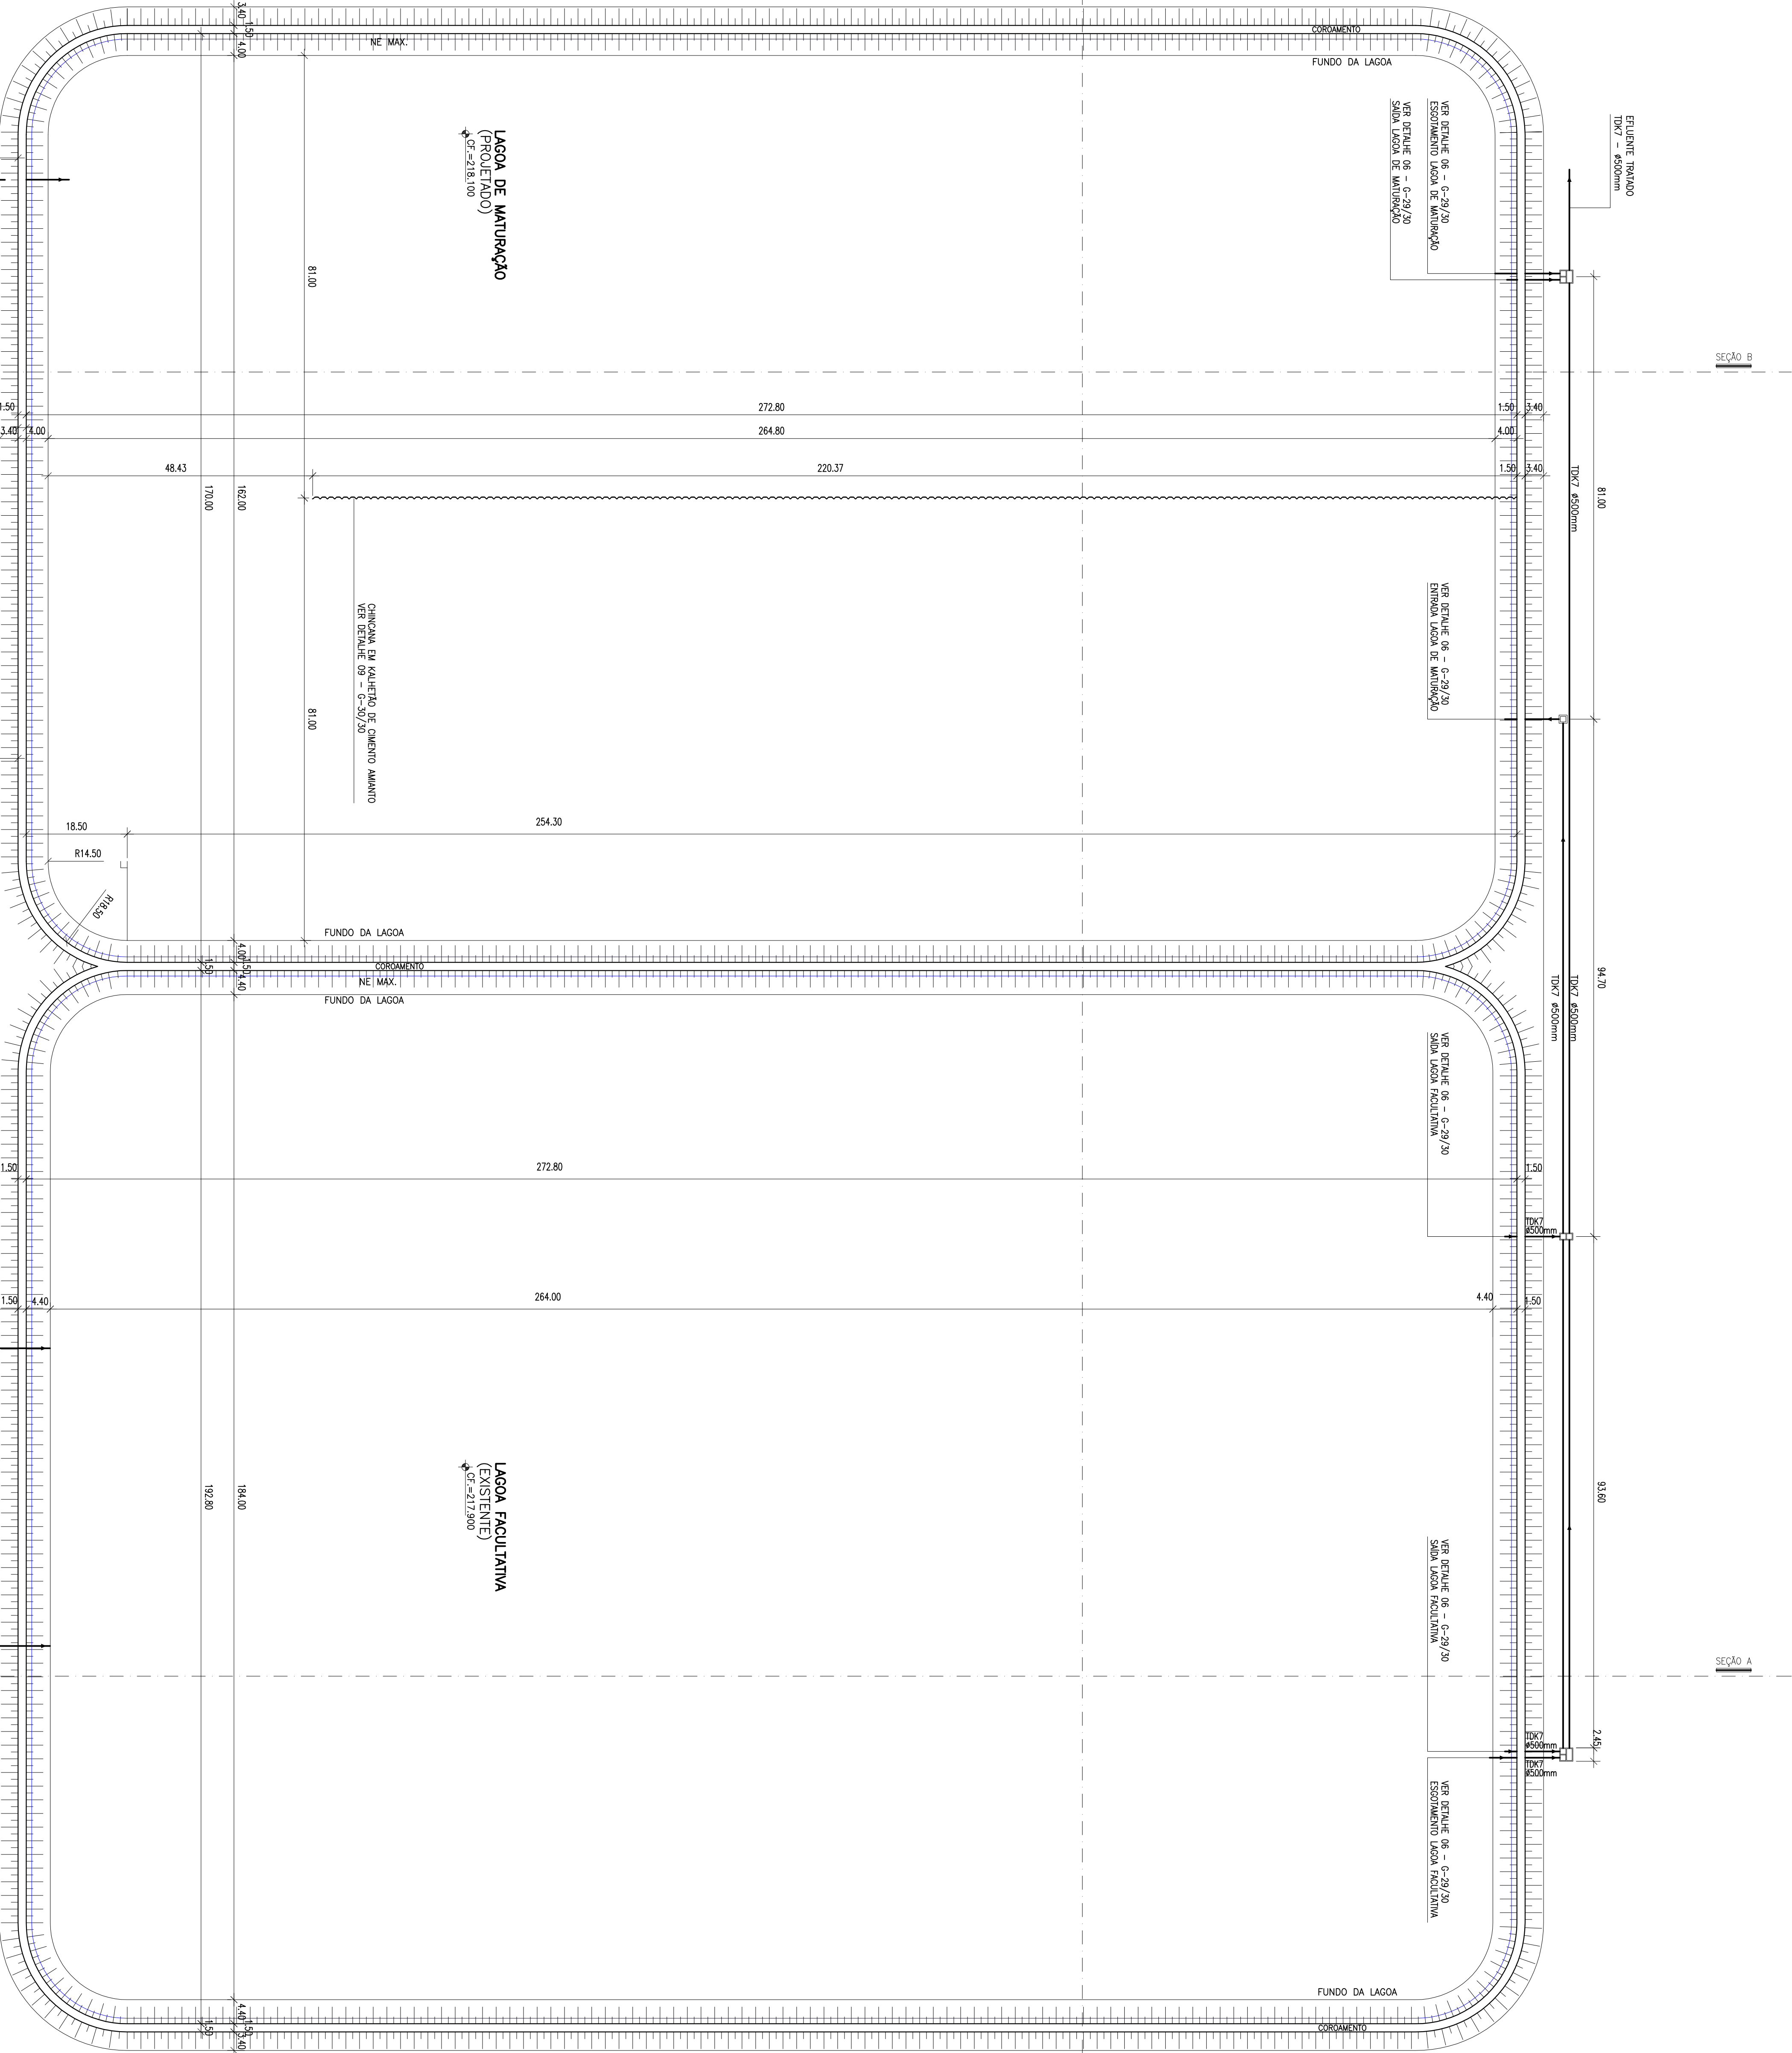

PLANTA DE LOCAÇÃO


ESCALA: 1/750

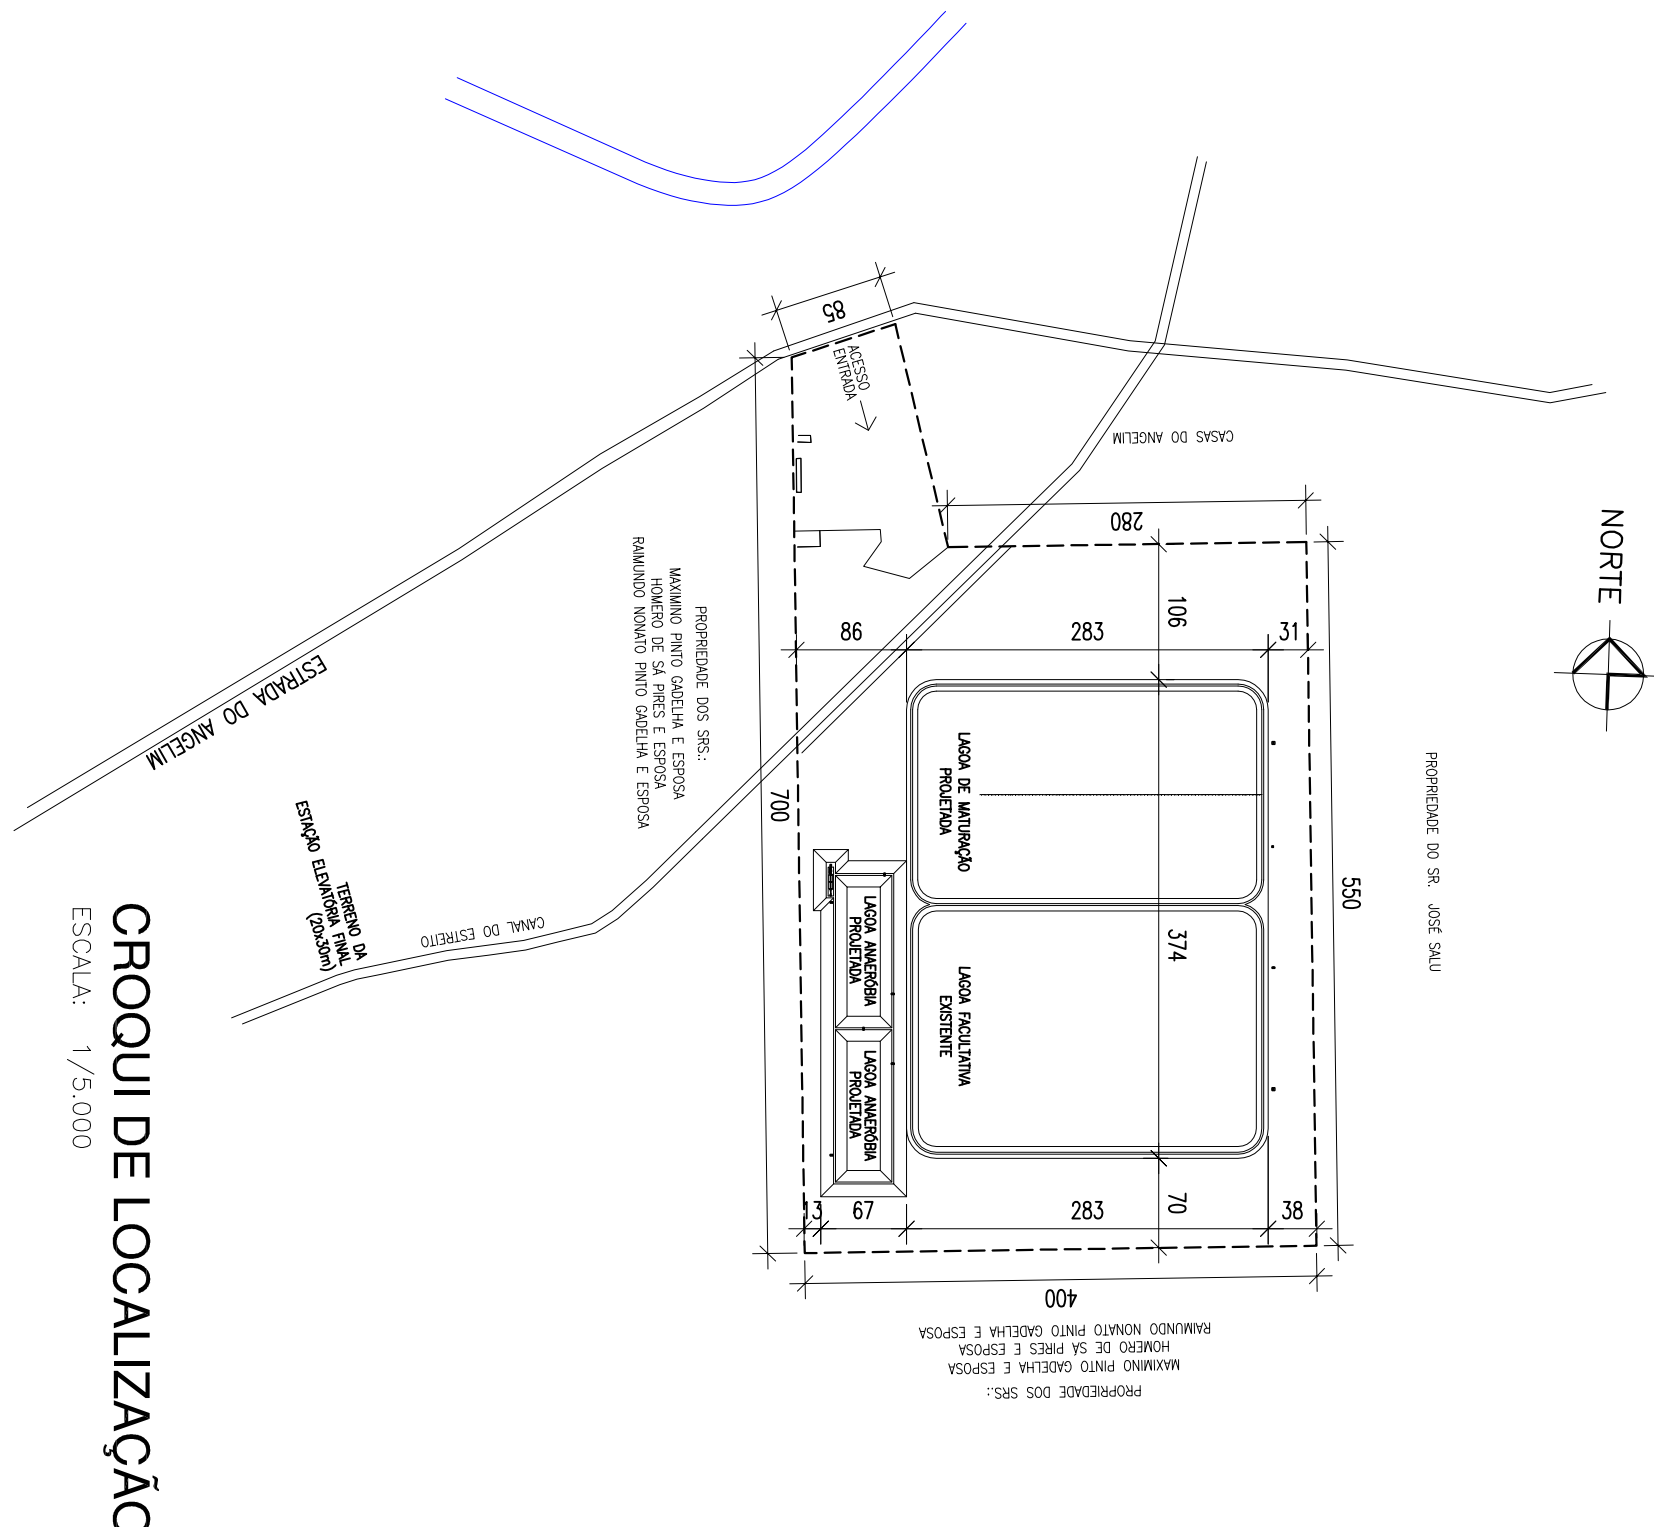


CROQUI DE LOCALIZAÇÃO

ESCALA: 1/25.000


Desenho: N°: 07/13 ETE 01/07		Executado por: DAESA - DEPARTAMENTO DE ÁGUA, ESGOTOS E SANEAMENTO AMBIENTAL DE SOUSA	
Proj. Técnico: Eng.º George Cunha CBO: MECÂNICO - 180382780		Projeto: ARCO PROJETOS E CONSULTORES LTDA P.º R.º S.º V.º L.º S.º (084)32544.9903 - arco@arcsb.com.br	
Escala: 1/750		Data: DEC/10	
Revisão: —		Desenho: ESTÁGIO DE TRATAMENTO DE ESGOTO PLANTA DE LOCALIZAÇÃO	
Arquivo: 07TE-LA005.dwg			

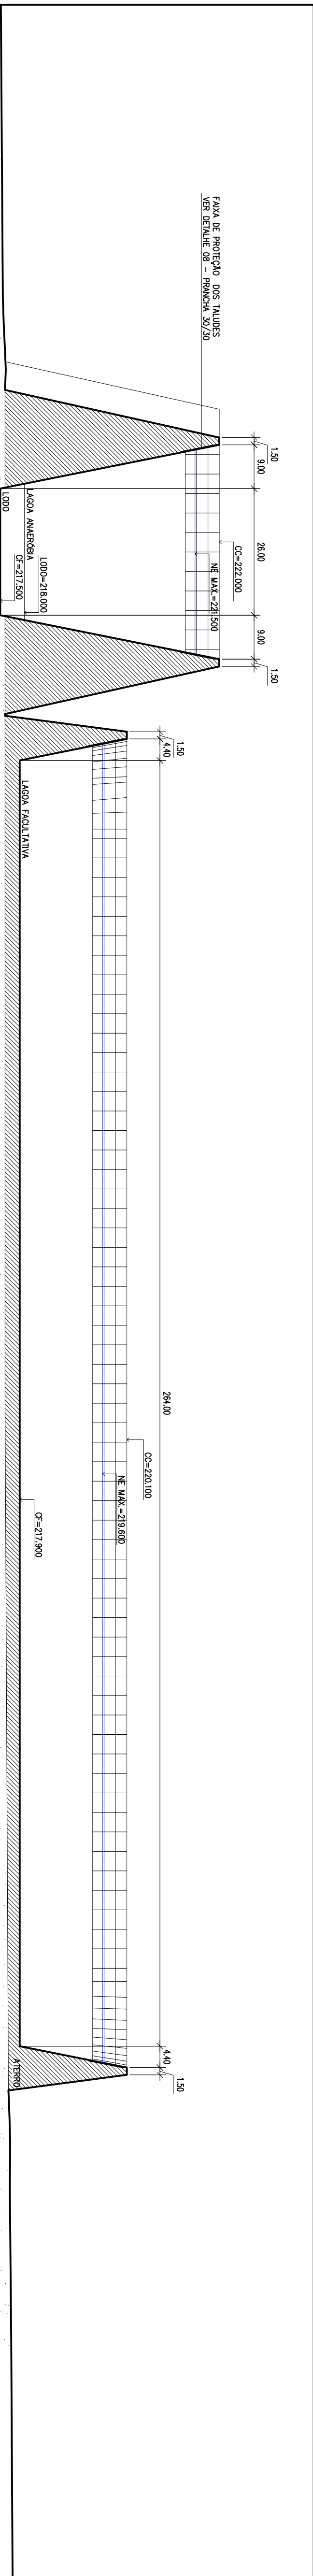


SEÇÃO AA
ESCALA: H: 1/750
V: 1/75

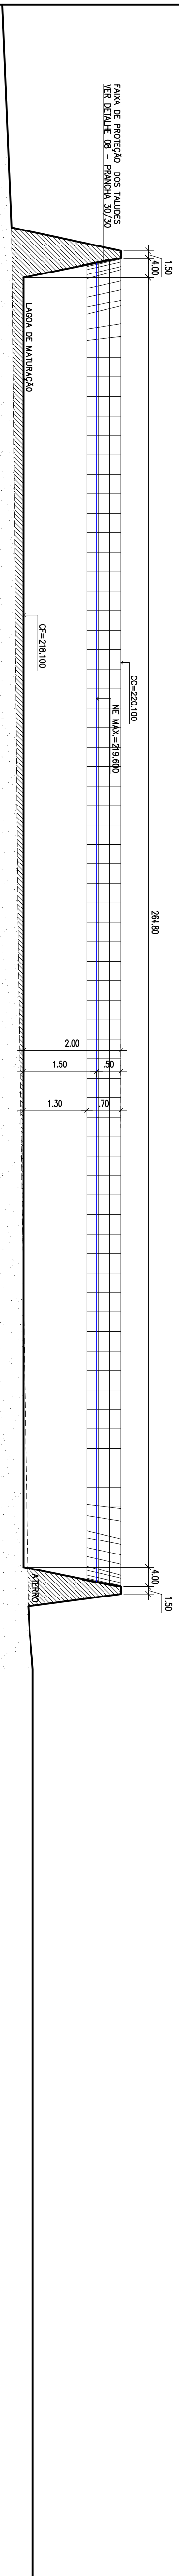

SEÇÃO BB
ESCALA: H: 1/750
V: 1/75

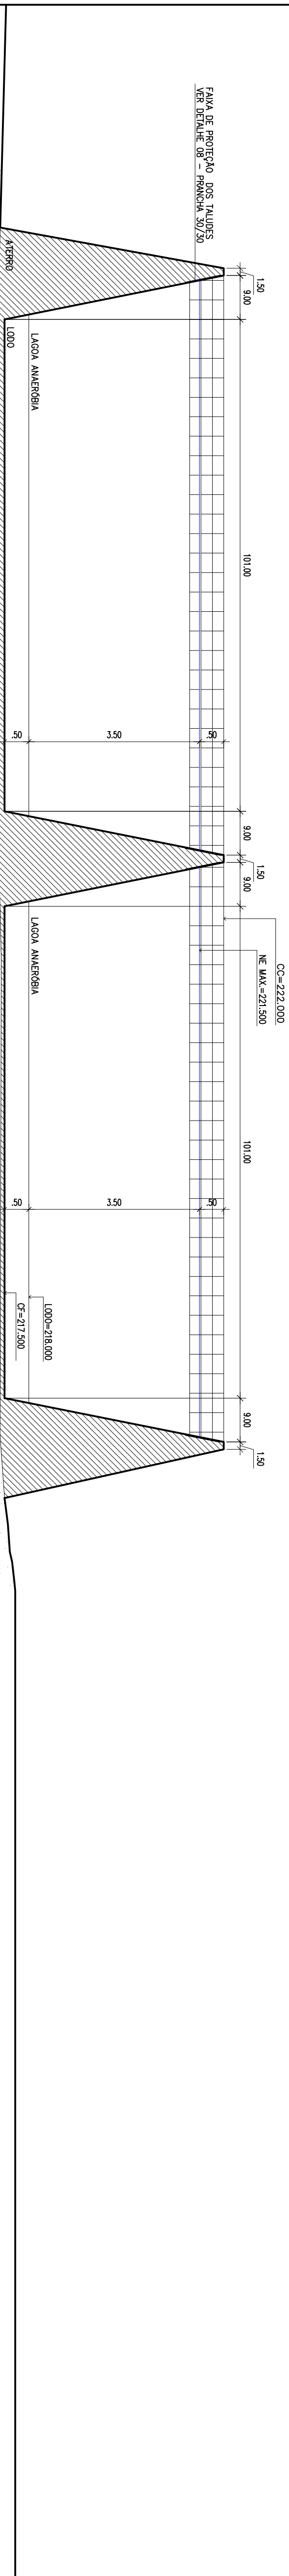


SEÇÃO CC
ESCALA: H: 1/750
V: 1/75

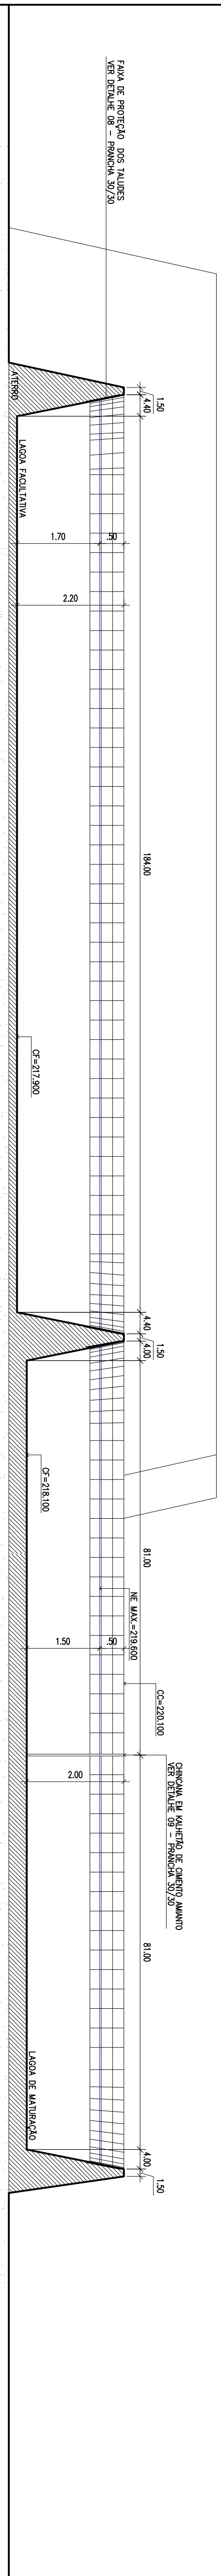


SEÇÃO DD
ESCALA: H: 1/750
V: 1/75


PREFETURA MUNICIPAL DE SOUSA DAESA - LIDAMENTO DE ÁGUA SÓLIDAS E ENVOLVIMENTO AMBIENTAL DE SOUSA	Item: 06 Quantidade: 06 Unidade: UN Valor: R\$ 1.000,00
PROJETO TÉCNICO DE ESGOTOS SANITÁRIOS CIDADE DE SOUSA	Item: 07 Quantidade: 01 Unidade: UN Valor: R\$ 1.000,00
ESTÁGIO DE TRABALHO DE ENSAIO SOCIOS TRANSVERSIS	Item: 08 Quantidade: 01 Unidade: UN Valor: R\$ 1.000,00

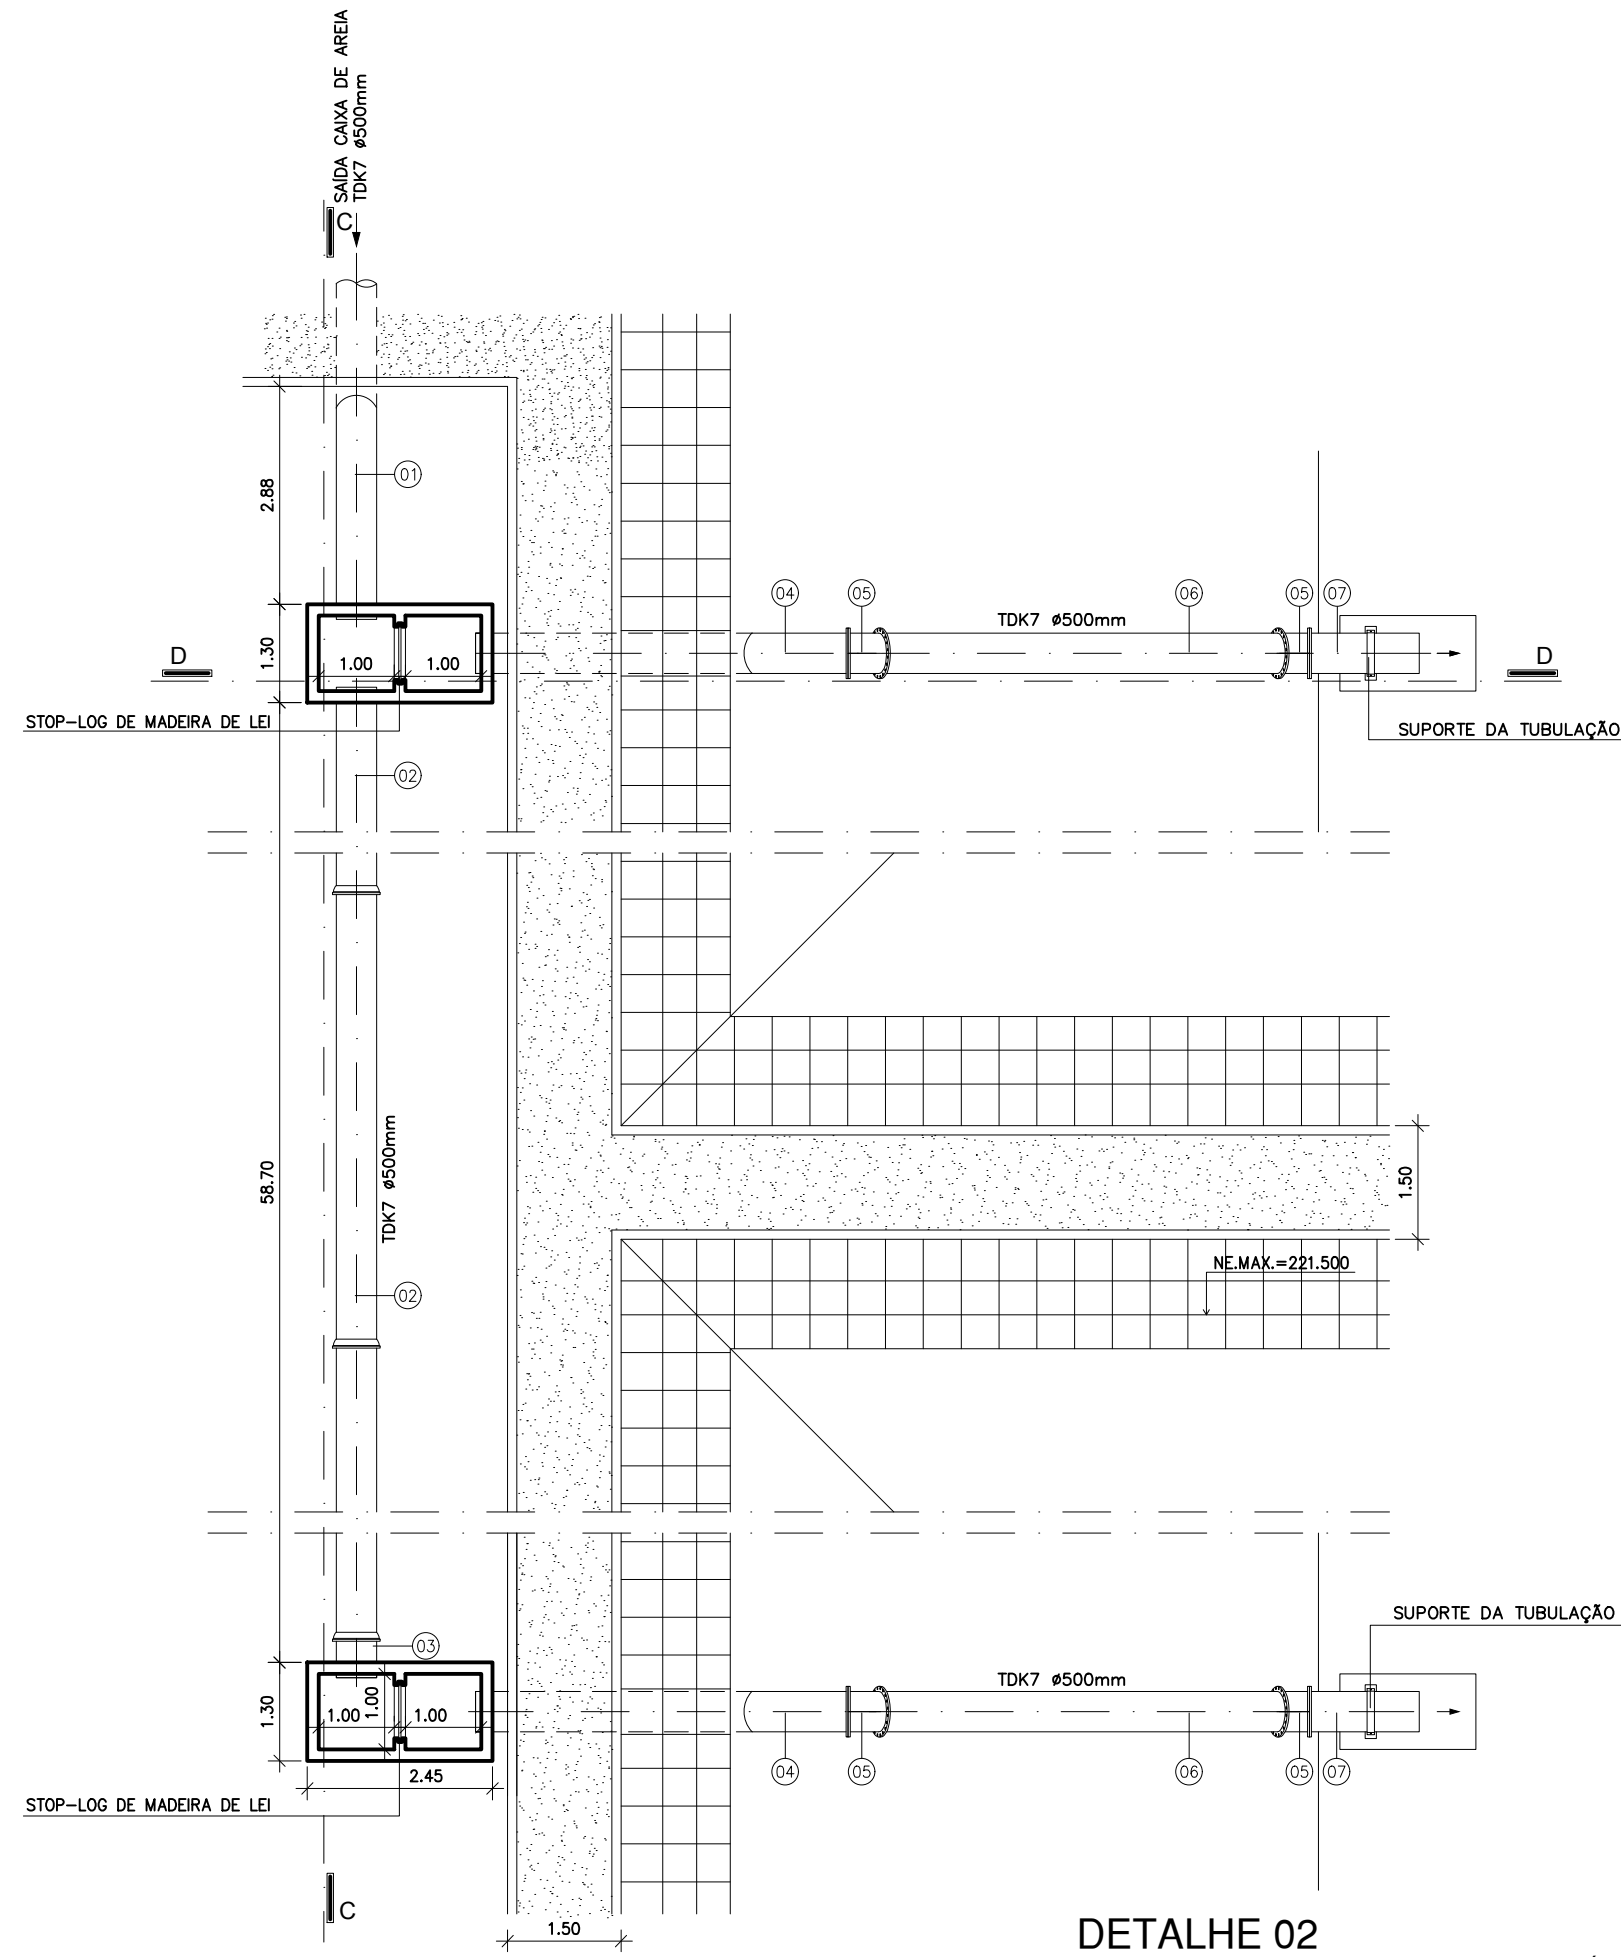


DETALHE 02
CAIXA DE CHEGADA/ENTRADA LAGOAS ANAEROBIAS
PLANTA: BAIXA
ESCALA: 1:100

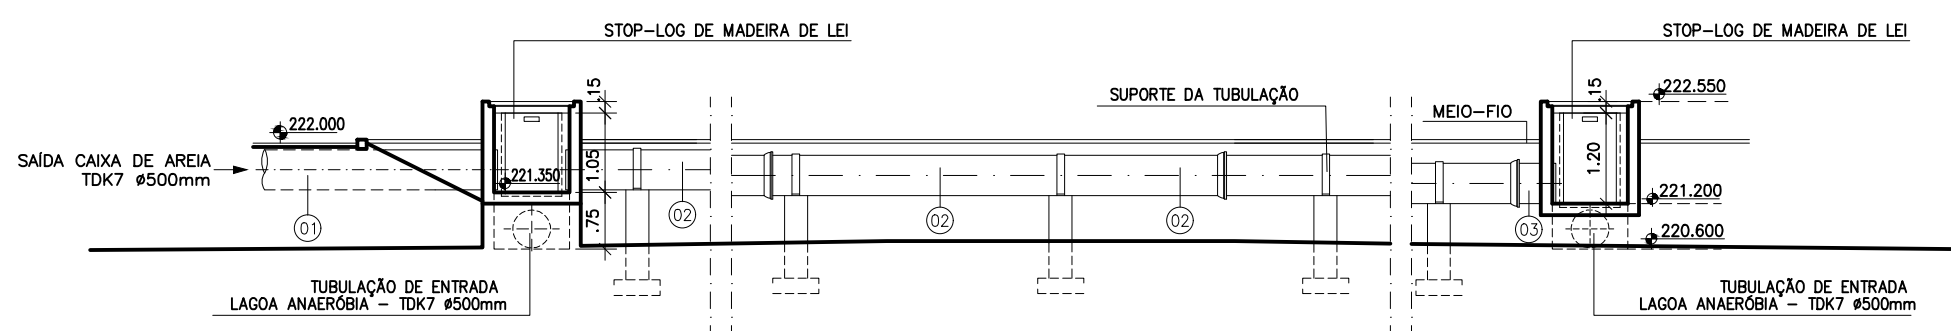


DETALHE 02
CAIXA DE CHEGADA/ENTRADA LAGOAS ANAEROBIAS
CORTE: CC
ESCALA: 1:100

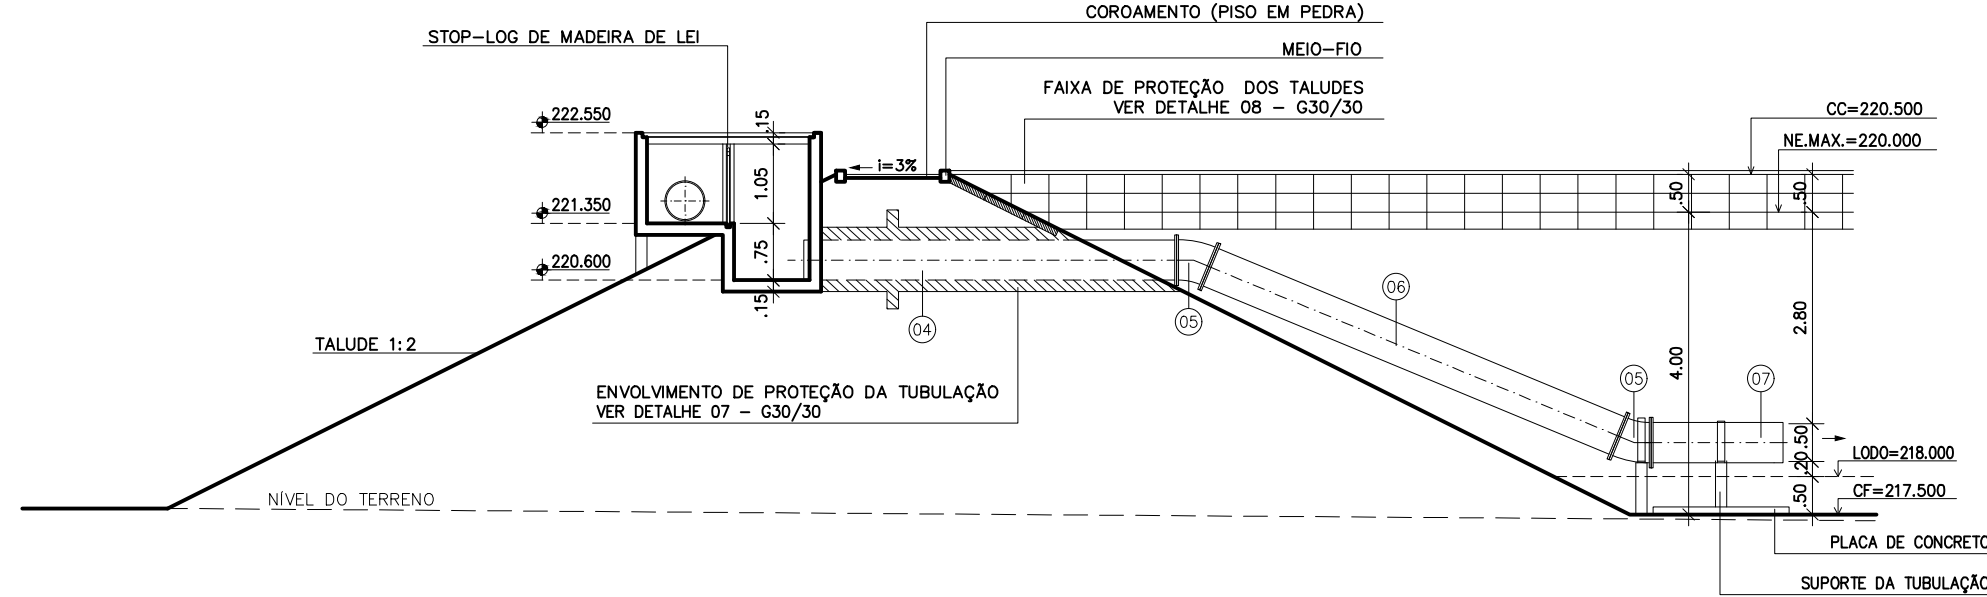

DETALHE 02
CAIXA DE CHEGADA/ENTRADA LAGOAS ANAEROBIAS
CORTE: DD
ESCALA: 1:100

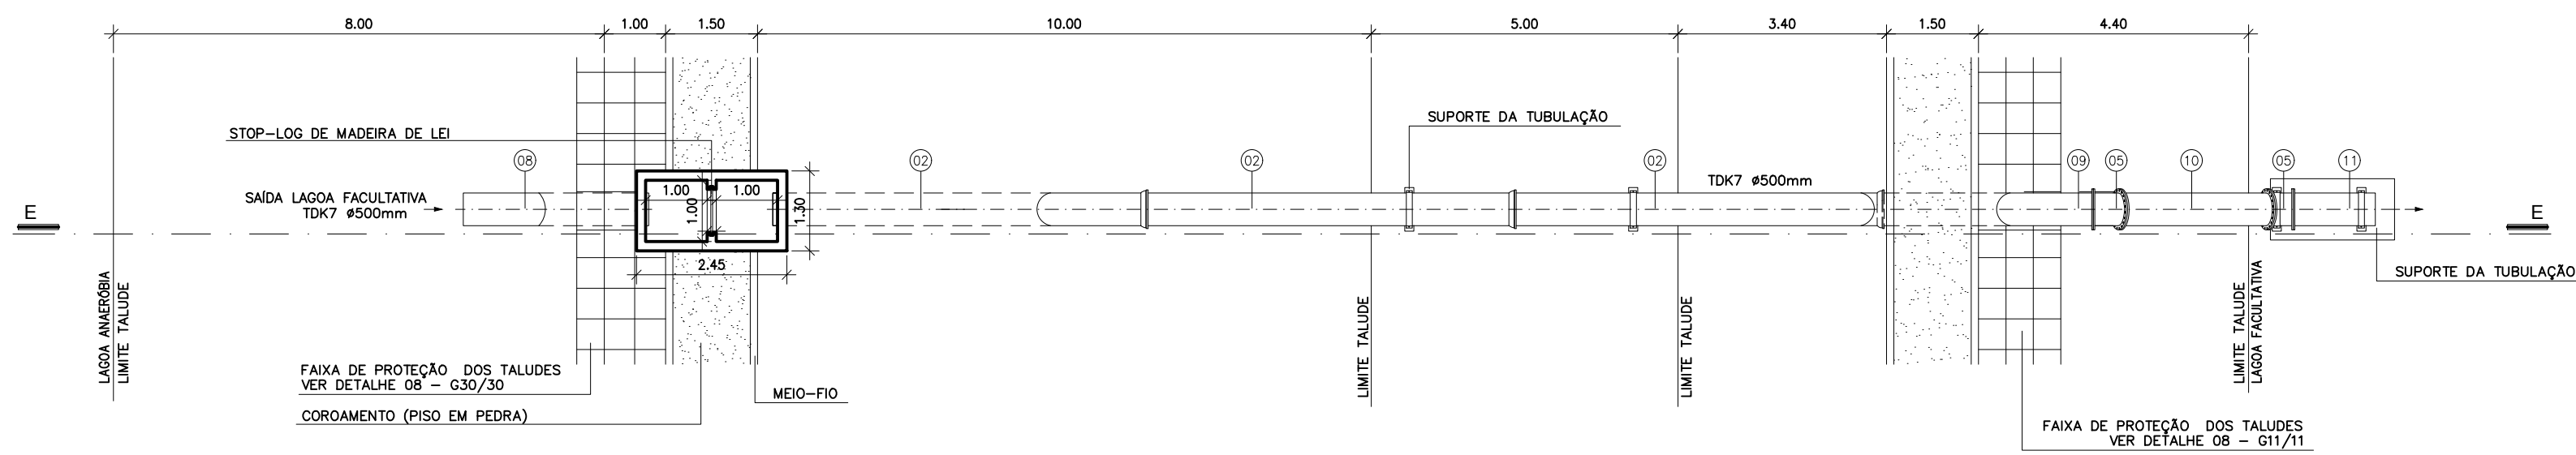


DETALHE 03
CAIXA DE PASSAGEM/ENTRADA LAGOA FACULTATIVA
PLANTA: BAIXA
ESCALA: 1:100

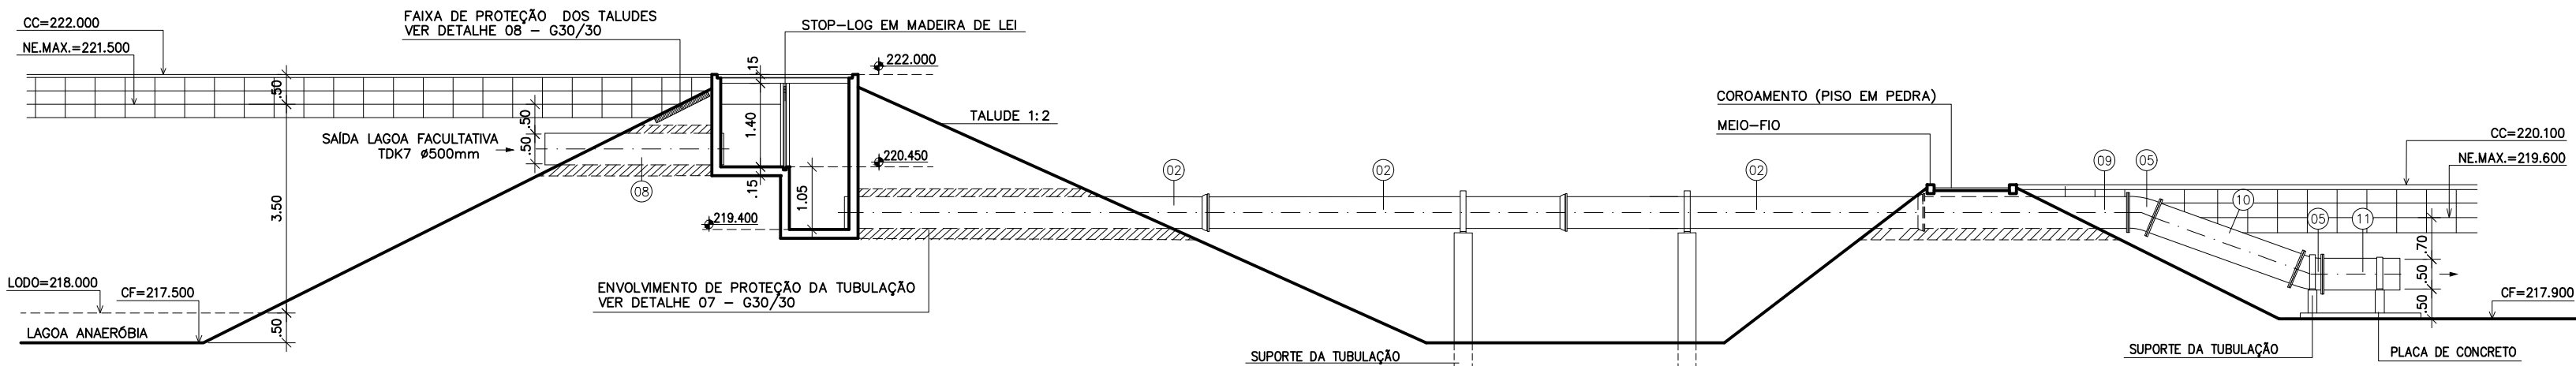


DETALHE 03
CAIXA DE PASSAGEM/ENTRADA LAGOA FACULTATIVA
CORTE: EE
ESCALA: 1:100

RELAÇÃO DO MATERIAL HIDROMECAÂNICO DA ETE					
ITEM	CÓDIGO	DISCRIMINAÇÃO	DN	QUANT.	PN
01	TCL	TUBO CLINDRICO L= 4,25 m	500	01	10
02	TK7JGS	TUBO PONTA E BOLSA K7 JGS L= 6,00 m	500	109	10
03	TCL	TUBO CLINDRICO L= 0,60 m	500	01	10
04	TFP10	TUBO COM FLANGE E PONTA L= 4,90 m	500	02	10
05	C22FF10	CURVA COM FLANGES 22°30'	500	10	10
06	TFL10	TUBO COM FLANGES L= 5,80 m	500	02	10
07	TFP10	TUBO COM FLANGE E PONTA L= 1,75 m	500	02	10
08	TCL	TUBO CLINDRICO L= 3,00 m	500	04	10
09	TFP10	TUBO COM FLANGE E PONTA L= 3,50 m	500	02	10
10	TFL10	TUBO COM FLANGES L= 2,55 m	500	02	10
11	TFP10	TUBO FLANGE E PONTA L= 1,30 m	500	02	10
12	TCL	TUBO CLINDRICO L= 1,60 m	500	02	10
13	TCL	TUBO CLINDRICO L= 3,35 m	500	01	10
14	TFP10	TUBO COM FLANGE E PONTA L= 4,45 m	500	01	10
15	TFL10	TUBO COM FLANGES L= 4,60 m	500	01	10
16	TFP10	TUBO COM FLANGE E PONTA L= 5,80 m	500	01	10
17	TCL	TUBO CLINDRICO L= 5,80 m	500	04	10
18	TCL	TUBO CLINDRICO L= 1,80 m	500	01	10
19	TFP10	TUBO FLANGE E PONTA L= 1,20 m	500	01	10
20	TFP10	TUBO COM FLANGE E PONTA L= 0,50 m	500	02	10
21	TFP10	TUBO FLANGE E PONTA L= 2,20 m	500	01	10
22	TCL	TUBO CLINDRICO L= 4,00 m	500	01	10
23	TCL	TUBO CLINDRICO L= 1,50 m	500	01	10
24	RCFC10	REGISTRO CHATO COM FLANGES C/ CABEÇOTE	500	02	10
25	TCL	TUBO CLINDRICO L= 3,30 m	500	02	10
ARRUELAS E PARAFUSOS					
ABF10	ARRUELAS		500	24	10
PPF10	PARAFUSOS COM PORCA		24x100	480	10


Desenho: Nº: ETE 10/13 04/07	PREFEITURA MUNICIPAL DE SOUSA DAESA - DEPARTAMENTO DE ÁGUA, ESGOTOS E SANEAMENTO AMBIENTAL DE SOUSA
Resp. Técnico: Engº George Cunha CREA NACIONAL: 1803982780	Executado por: ARCO ARCO PROJETOS E CONSTRUÇÕES LTDA Av. Epitácio Pessoa, 2950 - Tombadorinha (083)3244-9903 - arco.projetos@archo.com.br
Escala: 1/100	Projeto: PROJETO TÉCNICO DE ESGOTOS SANITÁRIOS CIDADE DE SOUSA
Data: DEZ/10	Desenho: ESTÁÇÃO DE TRATAMENTO DE ESGOTO LAGOA ANAEROBIA FACULTATIVA(EXISTENTE) E MAMUFAÇÃO DETALHES 02 E 03
Revisão: —	
Arquivo: 10ete-detalhen.dwg	

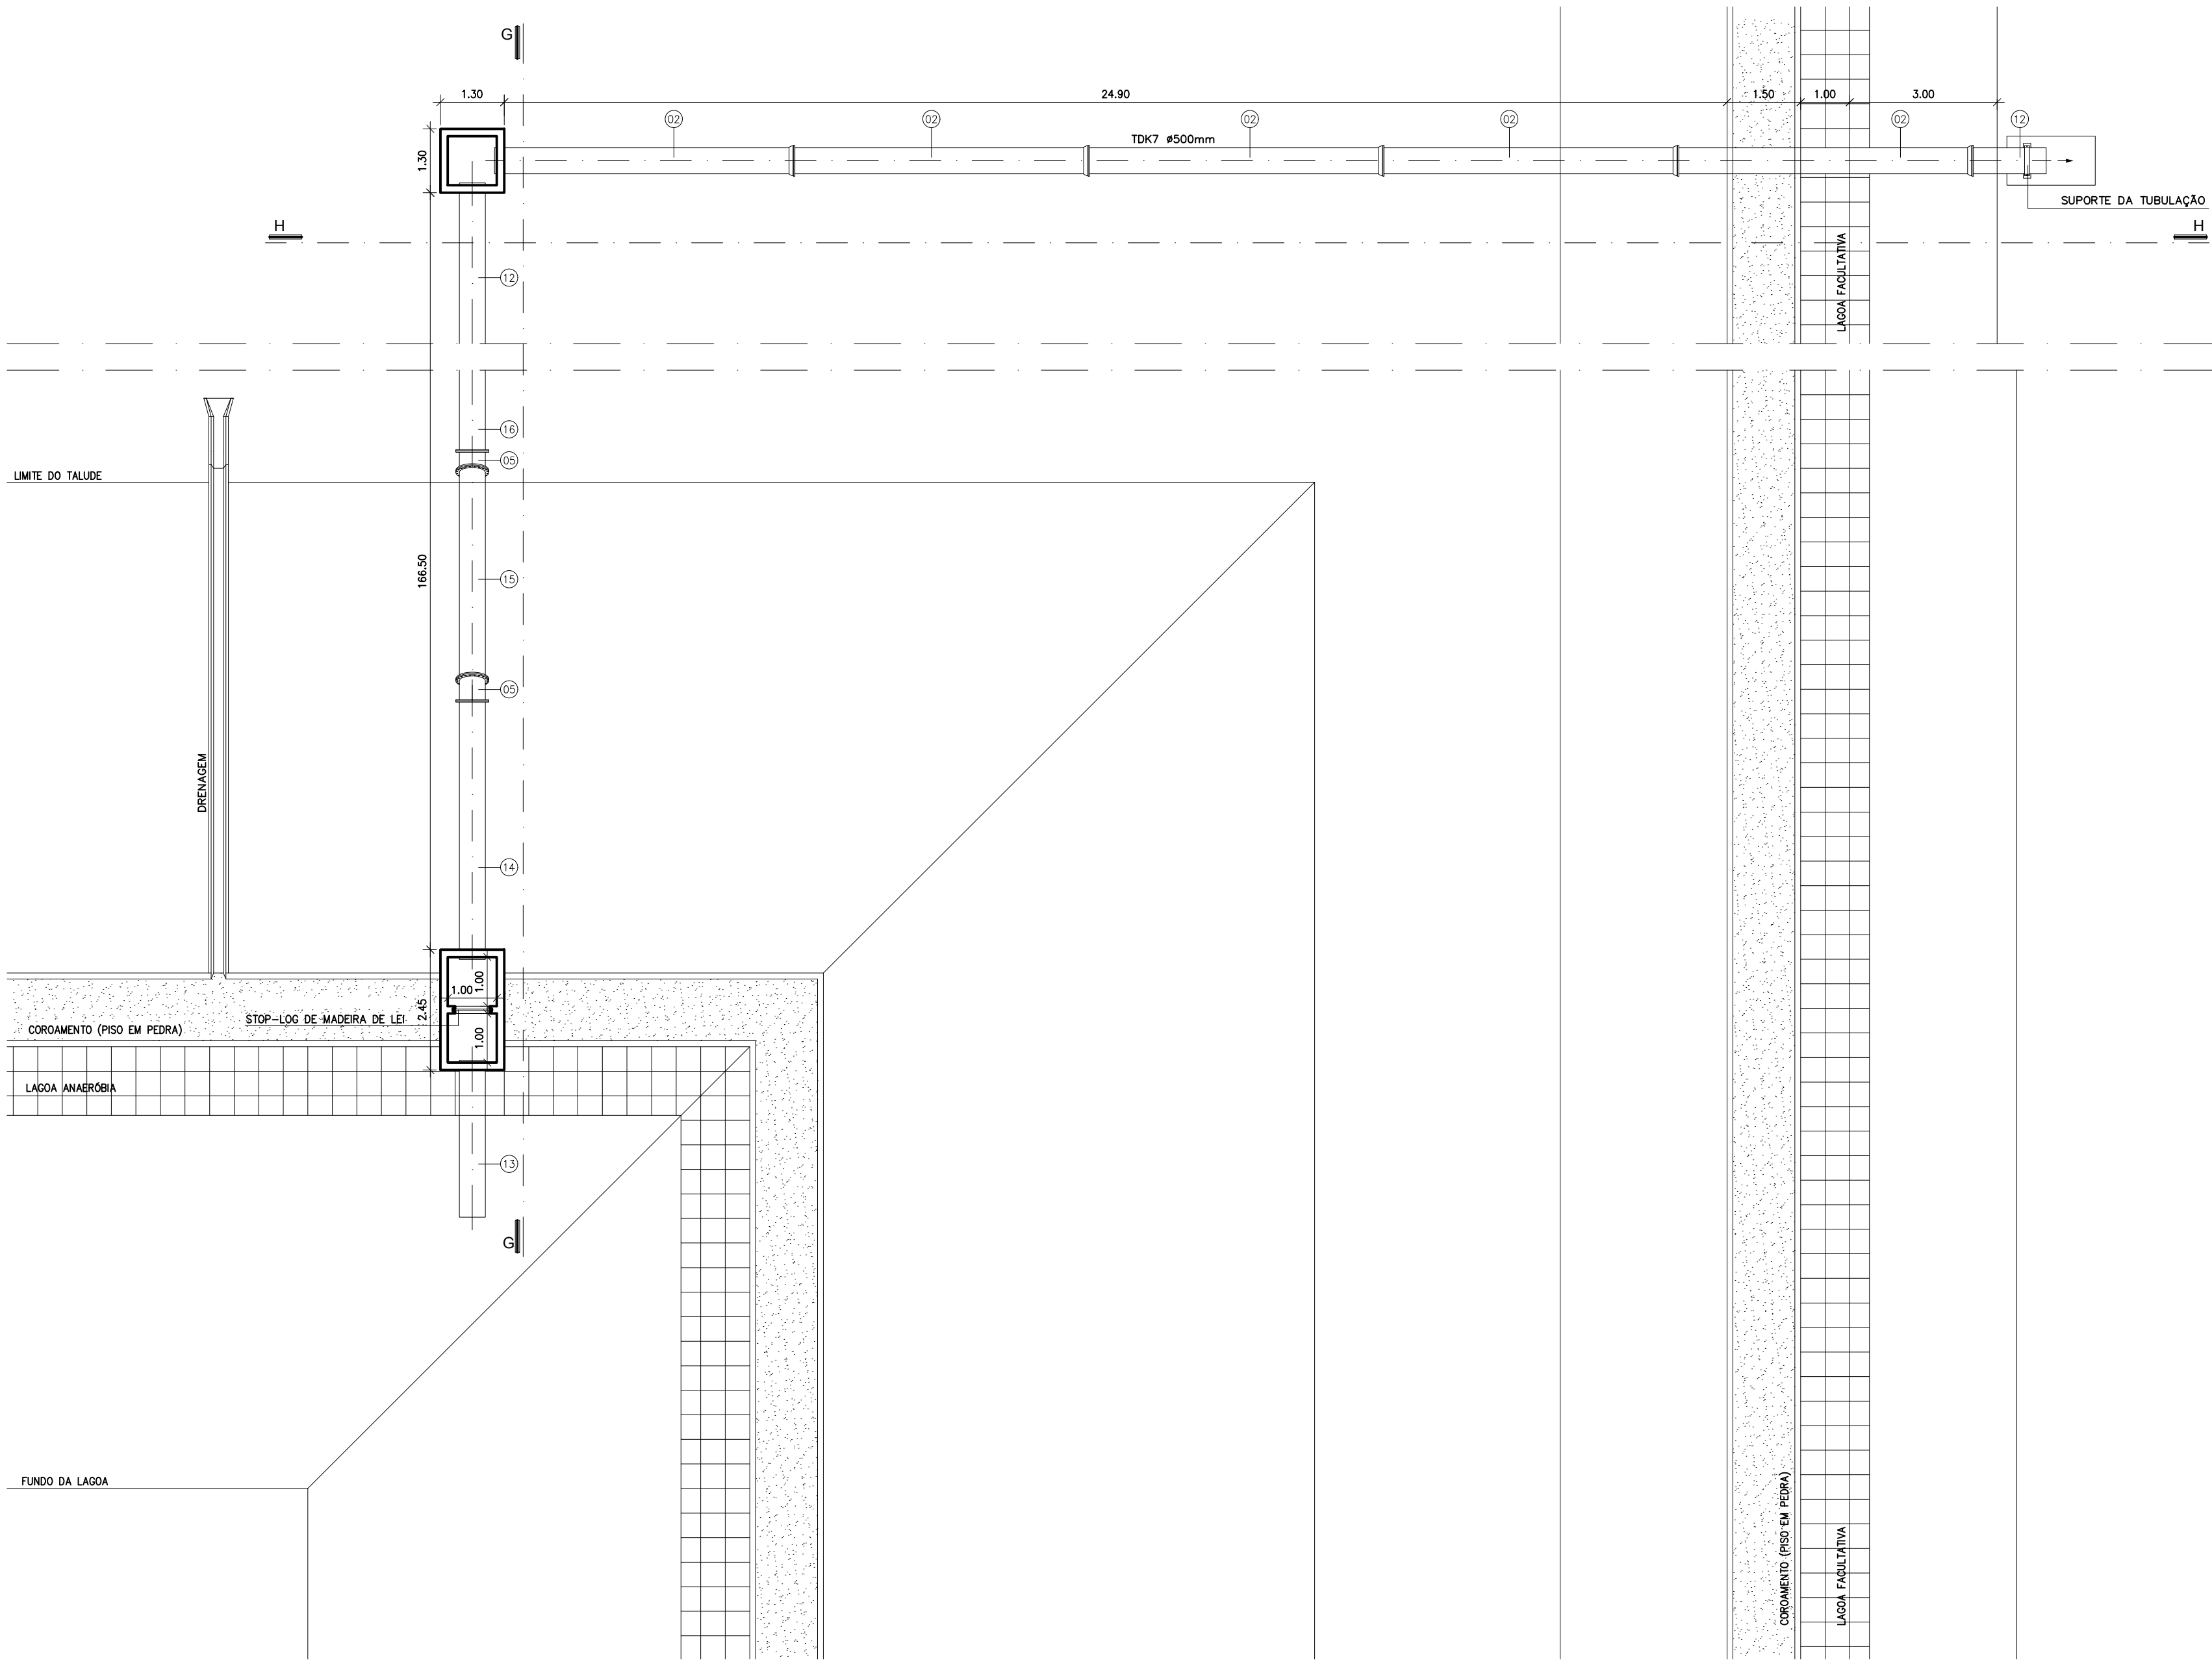


DETALHE 05
BY-PASS DAS LAGOAS ANAEROBIAS P/ LAGOA DE MATURACAO
PLANTA BAIXA
ESCALA: 1:100

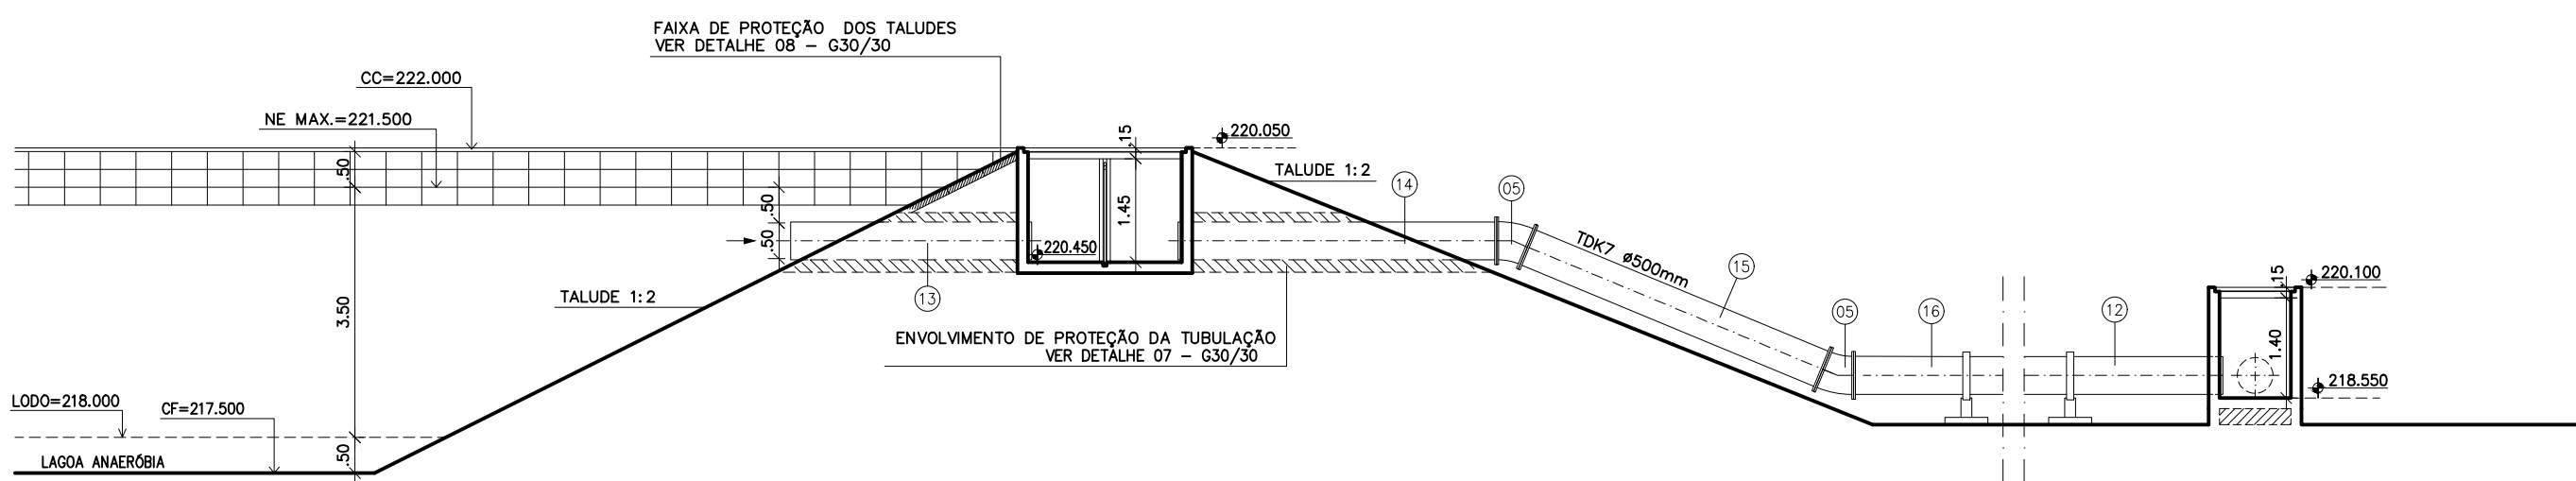


DETALHE 05
BY-PASS DAS LAGOAS ANAEROBIAS P/ LAGOA DE MATURACAO
CORTE CC
ESCALA: 1:100

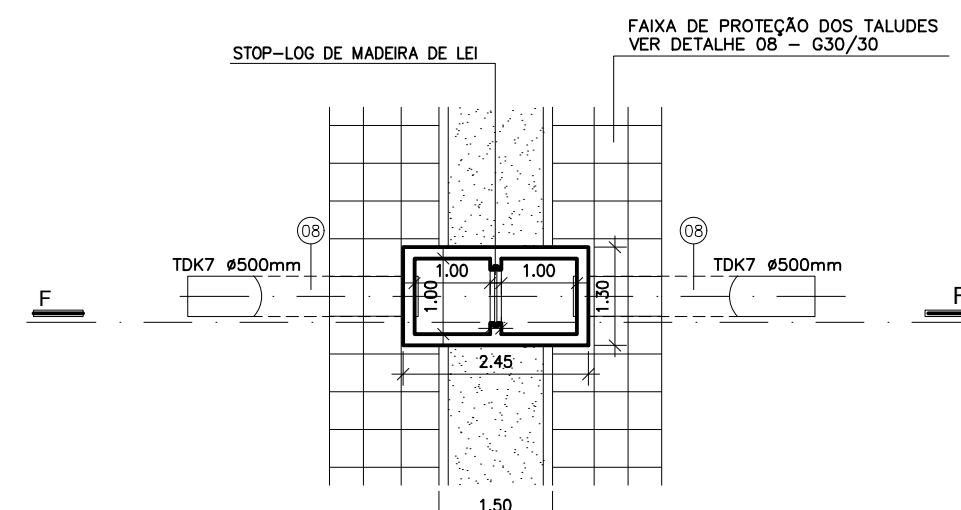

DETALHE 04
CAIXA DE PASSAGEM ENTRE LAGOAS ANAEROBIAS
PLANTA BAIXA
ESCALA: 1:100

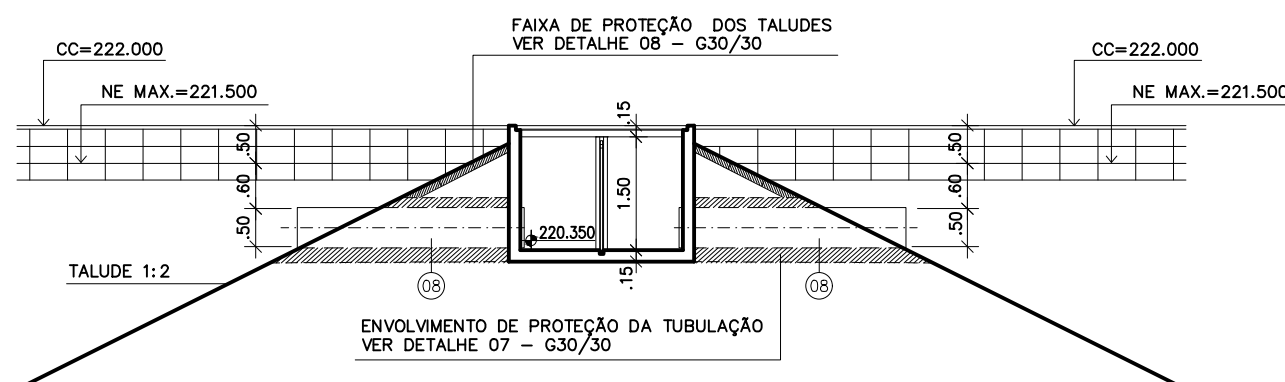


DETALHE 04
CAIXA DE PASSAGEM ENTRE LAGOAS ANAEROBIAS
CORTE FF
ESCALA: 1:100

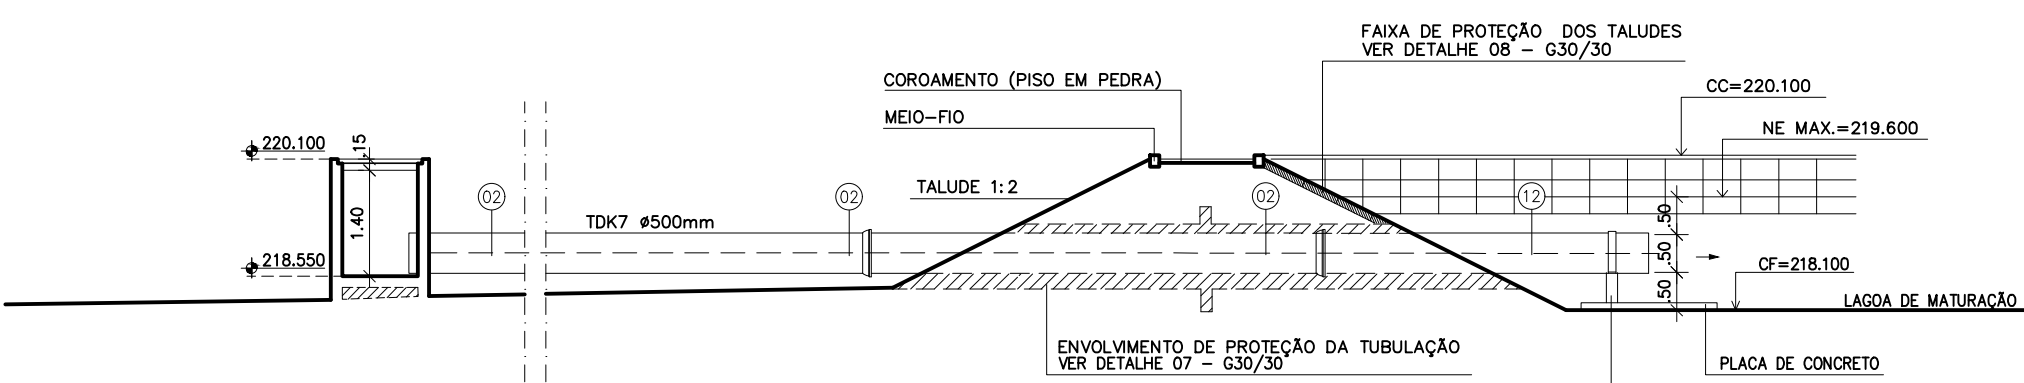


DETALHE 05
BY-PASS DAS LAGOAS ANAEROBIAS P/ LAGOA DE MATURACAO
CORTE HH
ESCALA: 1:100

RELAÇÃO DO MATERIAL HIDROMECAÂNICO DA ETE						
ITEM	CÓDIGO	DISCRIMINAÇÃO	DN	QUANT.	PN	
01	TCL	TUBO CILINDRICO L= 4,25 m	500	01	10	
02	TKJGS	TUBO PONTA E BOLSA K7 JGS L= 6,00 m	500	109	10	
03	TCL	TUBO CILINDRICO L= 0,60 m	500	01	10	
04	TFP10	TUBO COM FLANGE E PONTA L= 4,90 m	500	02	10	
05	C22FF10	CURVA COM FLANGES 22°30'	500	10	10	
06	TF10	TUBO COM FLANGES L= 5,80 m	500	02	10	
07	TFP10	TUBO COM FLANGE E PONTA L= 1,75 m	500	02	10	
08	TCL	TUBO CILINDRICO L= 3,00 m	500	04	10	
09	TFP10	TUBO COM FLANGE E PONTA L= 3,50 m	500	02	10	
10	TF10	TUBO COM FLANGES L= 2,55 m	500	02	10	
11	TFP10	TUBO FLANGE E PONTA L= 1,30 m	500	02	10	
12	TCL	TUBO CILINDRICO L= 1,60 m	500	02	10	
13	TCL	TUBO CILINDRICO L= 3,35 m	500	01	10	
14	TFP10	TUBO COM FLANGE E PONTA L= 4,45 m	500	01	10	
15	TF10	TUBO COM FLANGES L= 4,60 m	500	01	10	
16	TFP10	TUBO COM FLANGE E PONTA L= 5,80 m	500	01	10	
17	TCL	TUBO CILINDRICO L= 5,80 m	500	04	10	
18	TCL	TUBO CILINDRICO L= 1,80 m	500	01	10	
19	TFP10	TUBO FLANGE E PONTA L= 1,20 m	500	01	10	
20	TFP10	TUBO COM FLANGE E PONTA L= 0,50 m	500	02	10	
21	TFP10	TUBO FLANGE E PONTA L= 2,20 m	500	01	10	
22	TCL	TUBO CILINDRICO L= 4,00 m	500	01	10	
23	TCL	TUBO CILINDRICO L= 1,50 m	500	01	10	
24	ROFC10	REGISTRO CHATO COM FLANGES C/ CABEÇOTE	500	02	10	
25	TCL	TUBO CILINDRICO L= 3,30 m	500	02	10	
ARRUELAS E PARAFUSOS						
ABF10	ARRUELAS		500	24	10	
PPF10	PARAFUSOS COM PORCA		24x100	480	10	


Desenho Nº: G 11/13 ETE 05/07	PREFEITURA MUNICIPAL DE SOUSA DAESA - DEPARTAMENTO DE ÁGUA, ESGOTOS E SANEAMENTO AMBIENTAL DE SOUSA
Resp. Técnico: Engº George Cunha CREA NACIONAL: 1903982/90	Executado por:  ARCO PROJETOS E CONSTRUÇÕES LTDA Av. Epitácio Pessoa, 2900 - Tombaúzeira (083)3244.6963 - arco@arcope.com.br
Escala: 1/100	Projeto: PROJETO TÉCNICO DE ESGOTOS SANITÁRIOS CIDADE DE SOUSA
Data: DEZ/10	Desenho: ESTATION DE TRATAMENTO DE ESGOTO LAGOAS ANAEROBIA, FACULTATIVA(EXISTENTE) E MATURACAO
Revisão: —	Detalhes 04 e 05
Arquivo: 11ete-detalhes.dwg	

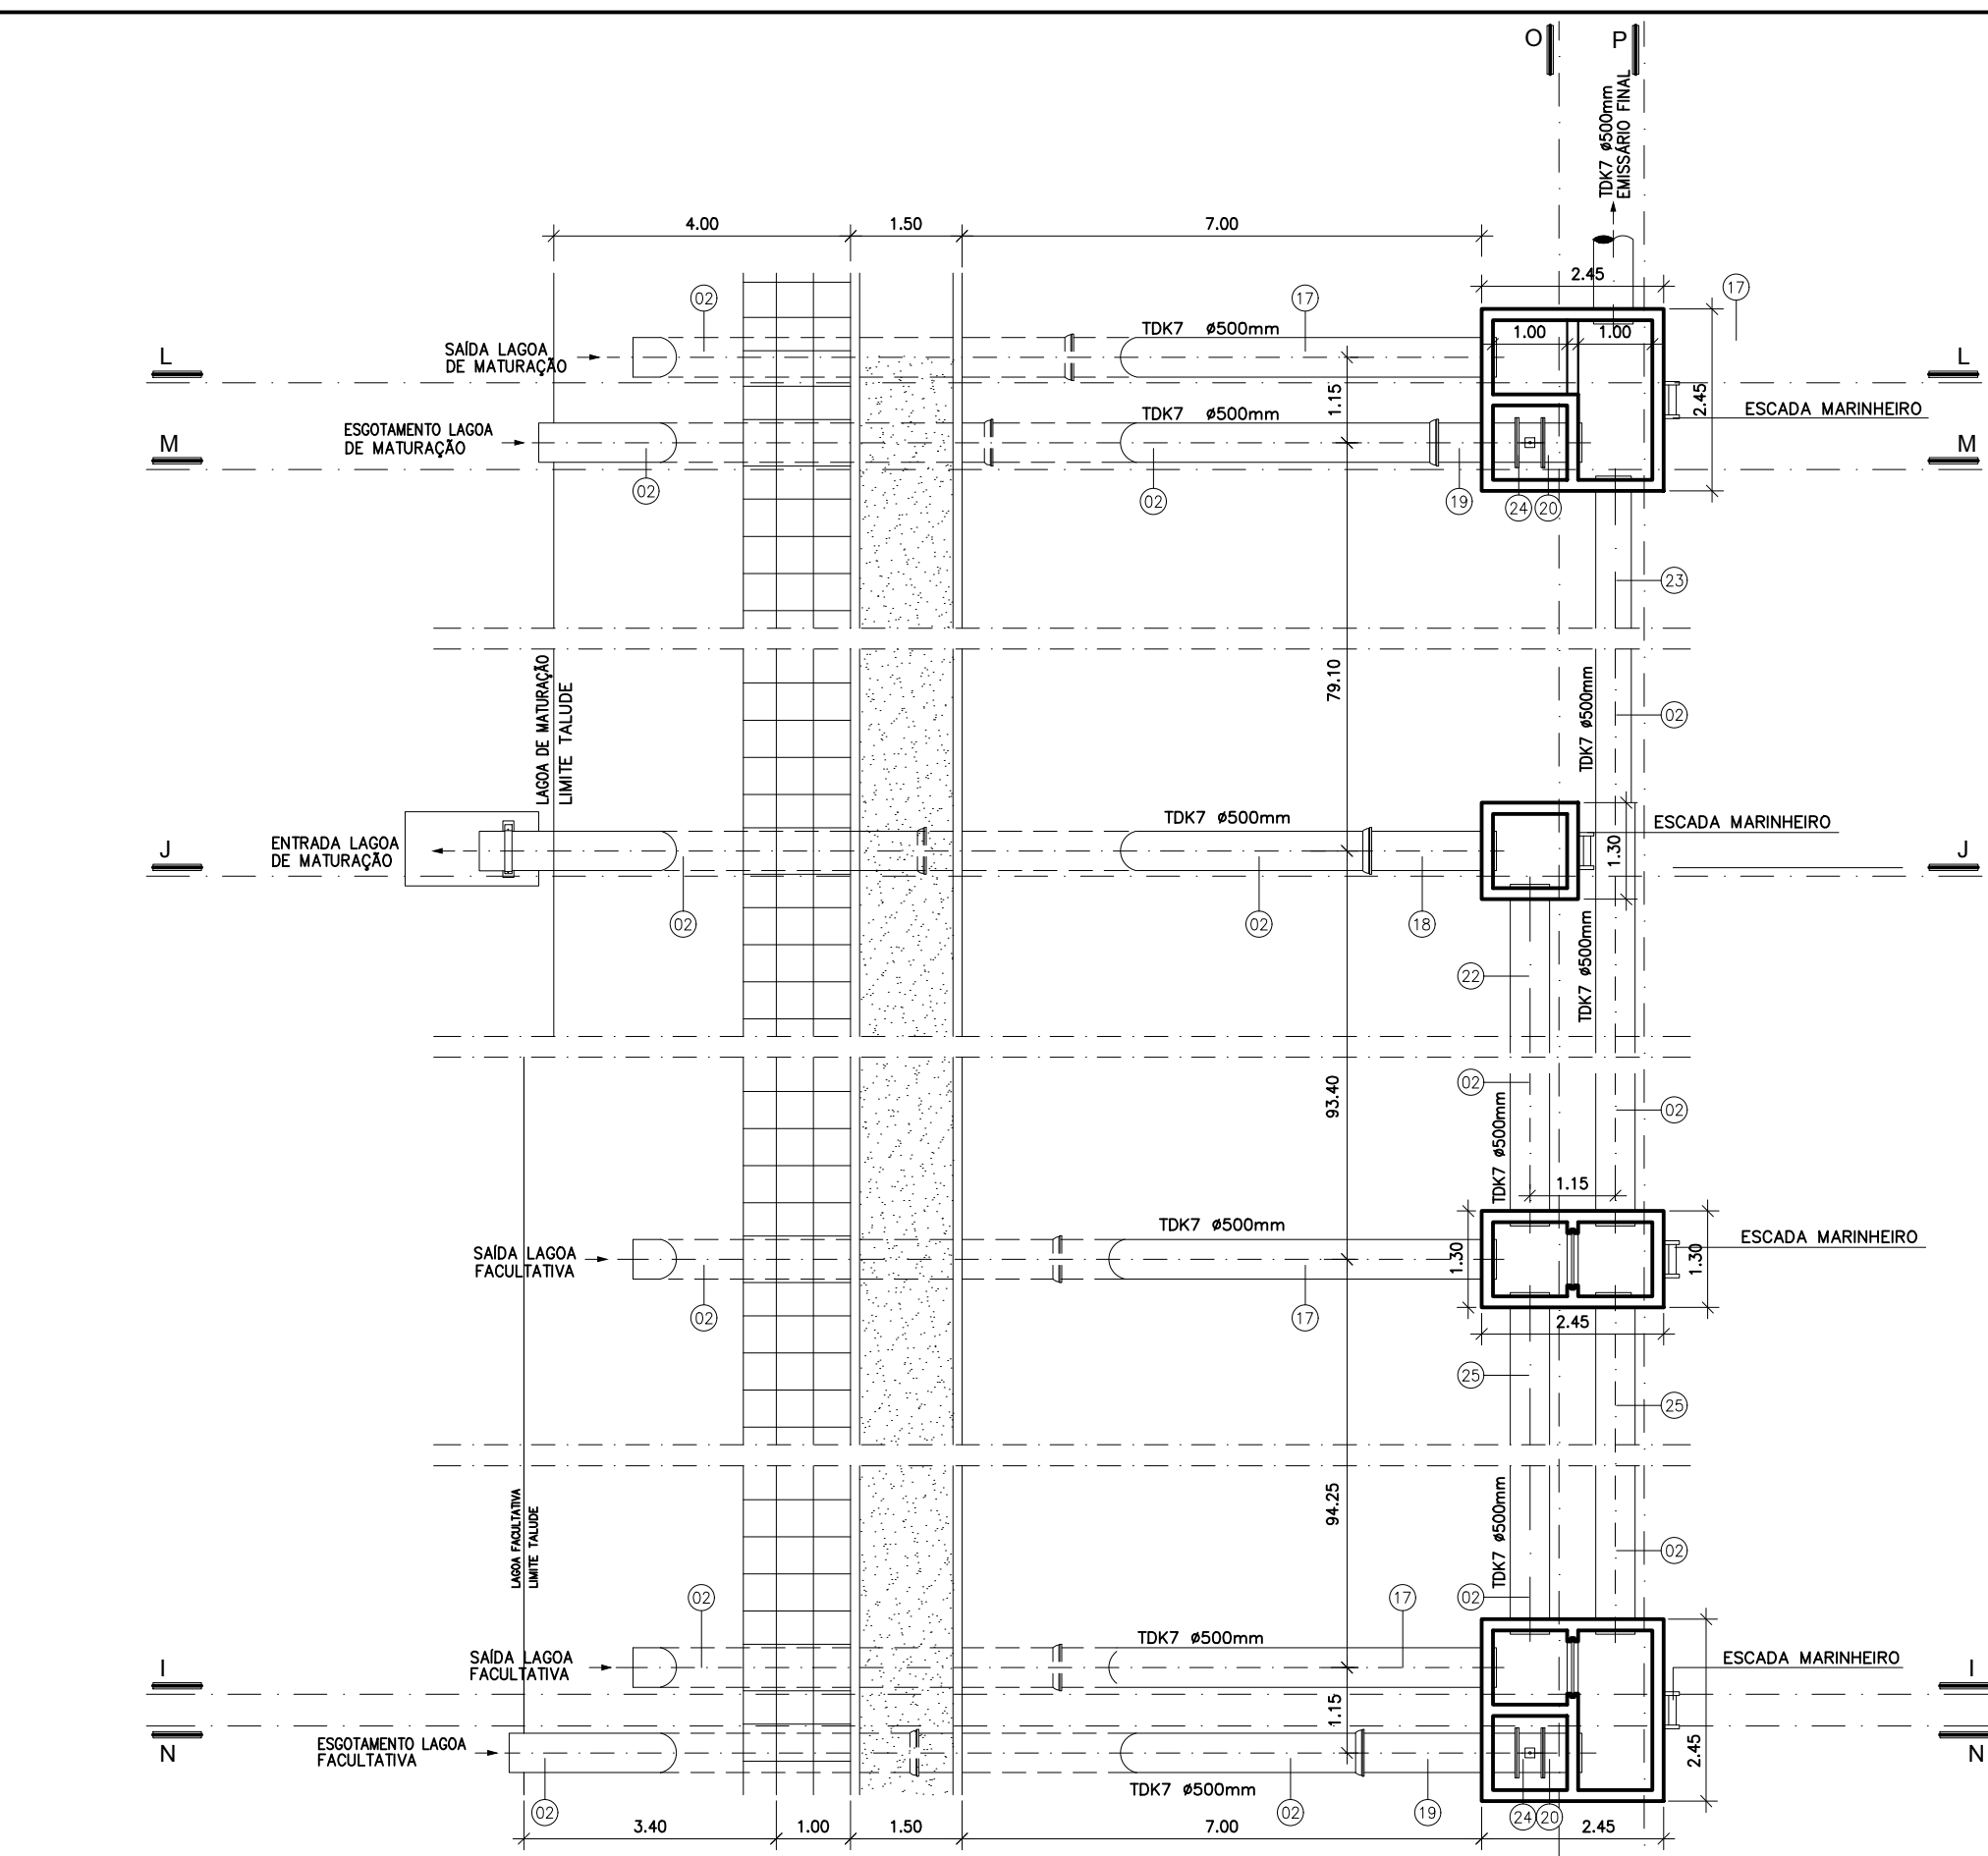


DETALHE 06
SAIDA LAGOA FACULTATIVA / ENTRADA LAGOA DE MATURACAO
PLANTA: BAIXA
ESCALA: 1:100

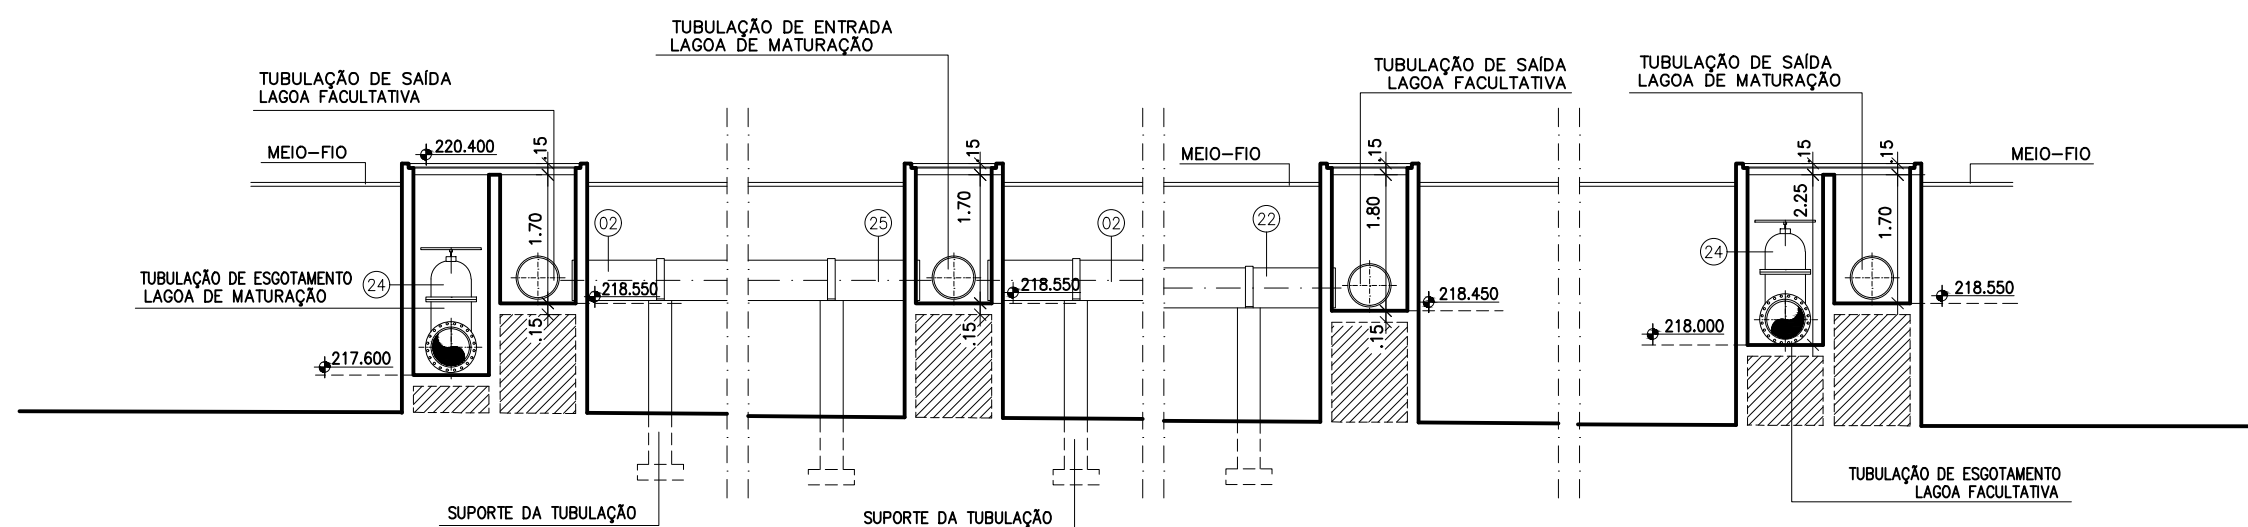


DETALHE 06
SAIDA LAGOA FACULTATIVA / ENTRADA LAGOA DE MATURACAO
CORTE: OO
ESCALA: 1:100

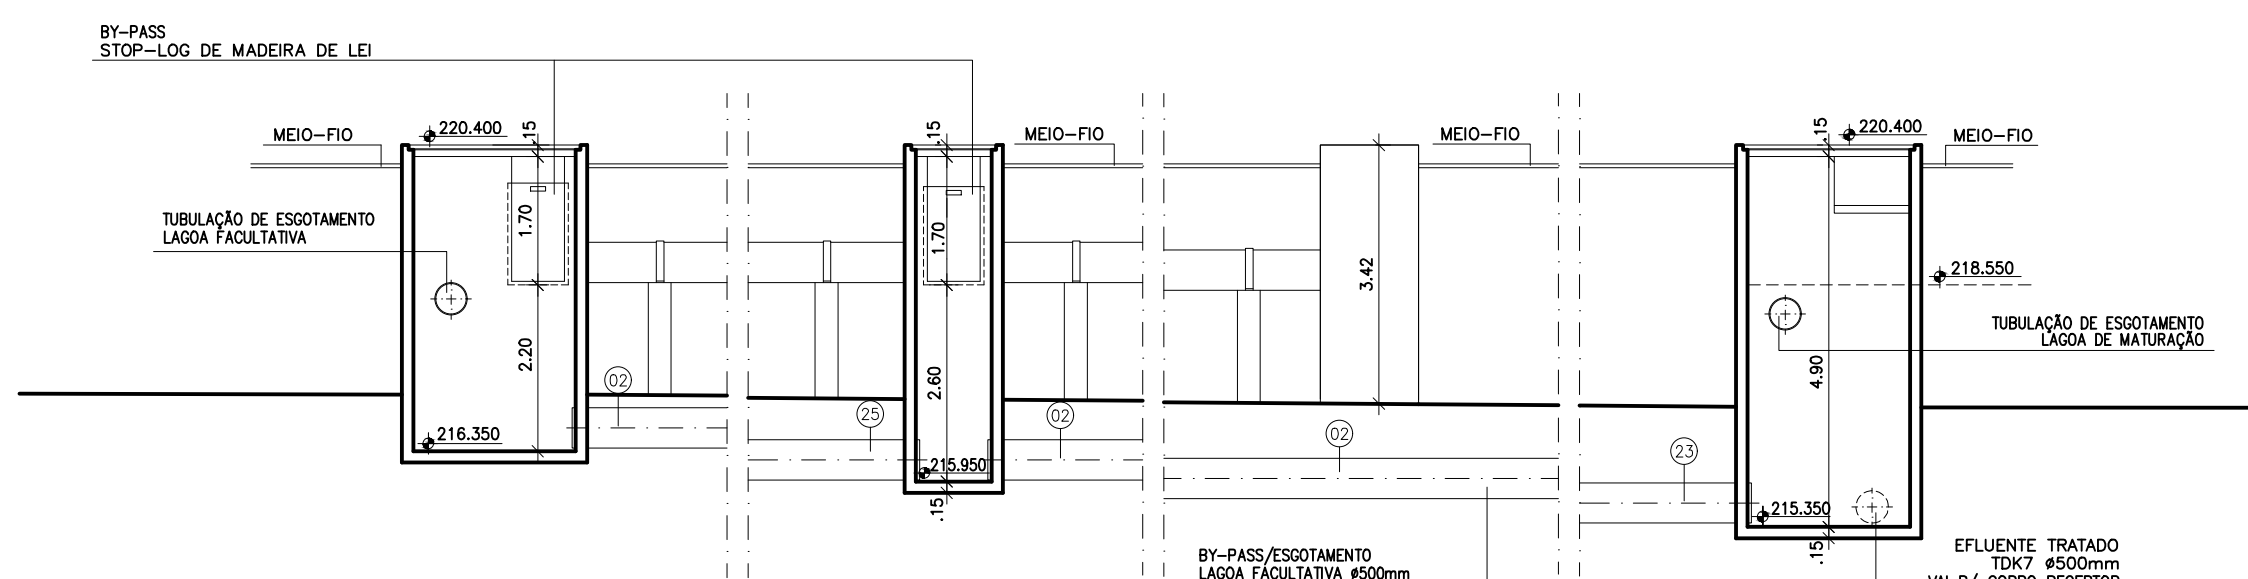


DETALHE 06
SAIDA LAGOA DE MATURACAO / EMISSARIO FINAL
CORTE: PP
ESCALA: 1:100

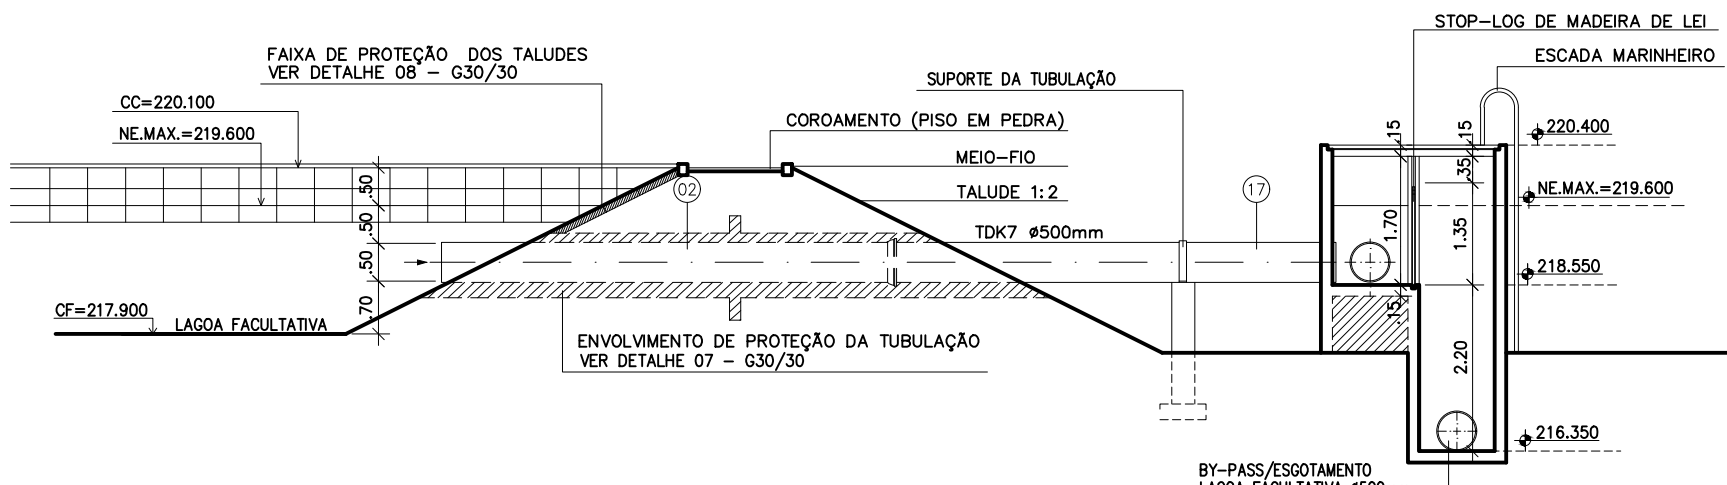


DETALHE 06
SAIDA LAGOA FACULTATIVA
CORTE: II
ESCALA: 1:100

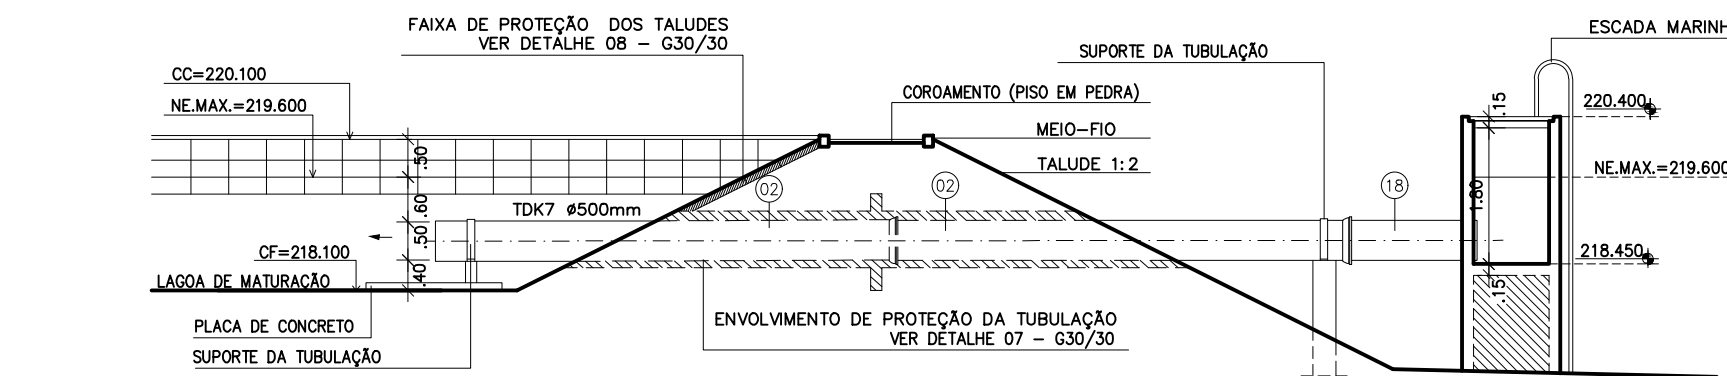


DETALHE 06
ENTRADA LAGOA DE MATURACAO
CORTE: IJ
ESCALA: 1:100

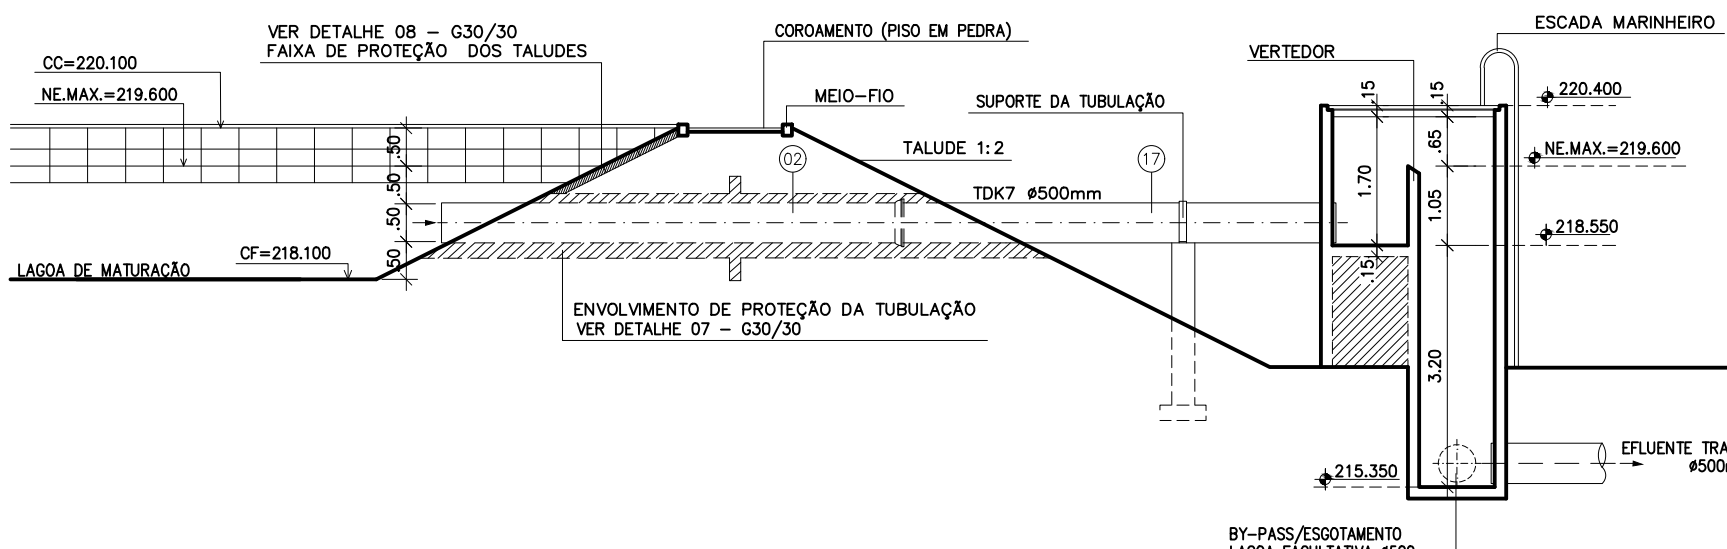

DETALHE 06
SAIDA LAGOA DE MATURACAO
CORTE: LL
ESCALA: 1:100

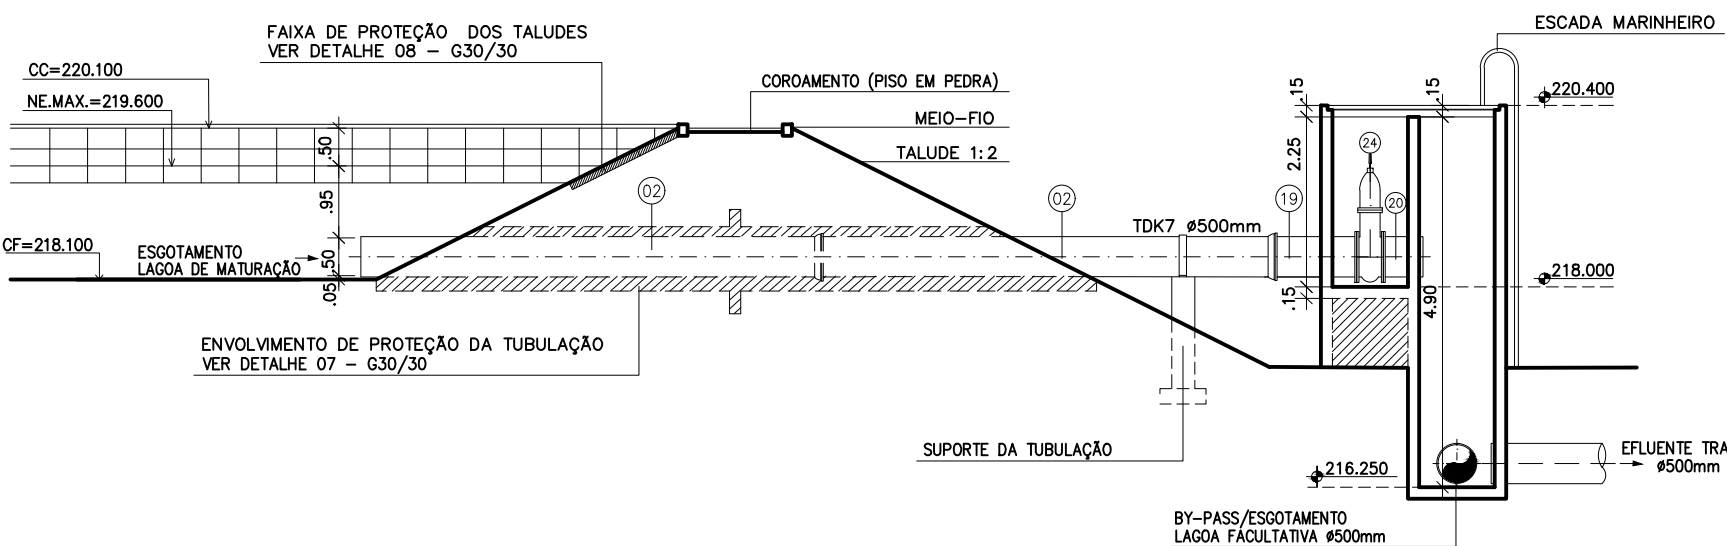

DETALHE 06
ESOTAMENTO LAGOA DE MATURACAO
CORTE: MM
ESCALA: 1:100

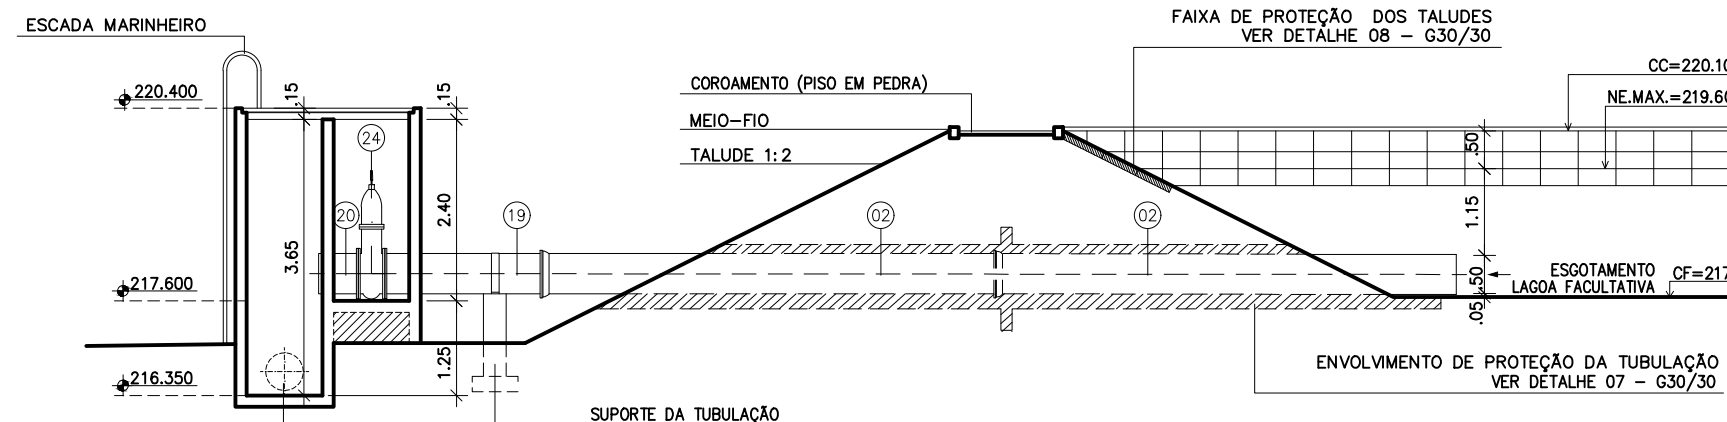

DETALHE 06
ESOTAMENTO LAGOA FACULTATIVA
CORTE: NN
ESCALA: 1:100

RELAÇÃO DO MATERIAL HIDROMECÂNICO DA ETE						
ITEM	CÓDIGO	DISCRIMINAÇÃO	DN	QUANT.	PN	
01	TCL	TUBO CILINDRICO L= 4,25 m	500	01	10	
02	TK7J55	TUBO PONTA E BOLSA K7 J55 L= 6,00 m	500	109	10	
03	TCL	TUBO CILINDRICO L= 0,60 m	500	01	10	
04	TFF10	TUBO COM FLANGE E PONTA L= 4,90 m	500	02	10	
05	C22FF10	CURVA COM FLANGES 22'30'	500	10	10	
06	TFL10	TUBO COM FLANGES L= 5,80 m	500	02	10	
07	TFF10	TUBO COM FLANGE E PONTA L= 1,75 m	500	02	10	
08	TCL	TUBO CILINDRICO L= 3,00 m	500	04	10	
09	TFF10	TUBO COM FLANGE E PONTA L= 3,50 m	500	02	10	
10	TFL10	TUBO COM FLANGES L= 2,55 m	500	02	10	
11	TFF10	TUBO FLANGE E PONTA L= 1,30 m	500	02	10	
12	TCL	TUBO CILINDRICO L= 1,60 m	500	02	10	
13	TCL	TUBO CILINDRICO L= 3,35 m	500	01	10	
14	TFF10	TUBO COM FLANGE E PONTA L= 4,45 m	500	01	10	
15	TFL10	TUBO COM FLANGES L= 4,80 m	500	01	10	
16	TFF10	TUBO COM FLANGE E PONTA L= 5,80 m	500	01	10	
17	TCL	TUBO CILINDRICO L= 5,80 m	500	04	10	
18	TCL	TUBO CILINDRICO L= 1,80 m	500	01	10	
19	TFF10	TUBO FLANGE E PONTA L= 1,20 m	500	01	10	
20	TFF10	TUBO COM FLANGE E PONTA L= 0,50 m	500	02	10	
21	TFF10	TUBO FLANGE E PONTA L= 2,20 m	500	01	10	
22	TCL	TUBO CILINDRICO L= 4,00 m	500	01	10	
23	TCL	TUBO CILINDRICO L= 1,50 m	500	01	10	
24	RCFC10	REGISTRO CHATO COM FLANGES C/ CABEÇOTE	500	02	10	
25	TCL	TUBO CILINDRICO L= 3,30 m	500	02	10	
ARRUELAS E PARAFUSOS						
ABF10		ARRUELAS	500	24	10	
PPF10		PARAFUSOS COM PORCA	24x100	480	10	

Desenho: Nº: G 12/13 ETE 06/07	PREFEITURA MUNICIPAL DE SOUSA DAESA - DEPARTAMENTO DE ÁGUA, ESGOTOS E SANEAMENTO AMBIENTAL DE SOUSA
Resp. Técnico: Engº George Cunha CREA NACIONAL: 1802982780	Executado por: ARCO ARCO PROJETOS E CONSTRUÇÕES LTDA Av. Epitácio Pessoa, 2900 - Tombaquinha (083)3244-9903 - arco@arcopeb.com.br
Escala: 1/100	Projeto: PROJETO TÉCNICO DE ESGOTOS SANITÁRIOS CIDADE DE SOUSA
Data: DEZ/10	Desenho: ESTÁÇÃO DE TRATAMENTO DE ESGOTO LAGOAS ANAERÓBIA, FACULTATIVA(EXISTENTE) E MATURACAO DETALHES 06
Revisão: —	
Arquivo: 1201e-detalhes.dwg	

